


Parter 1 : 50
szyna wyrównawcza

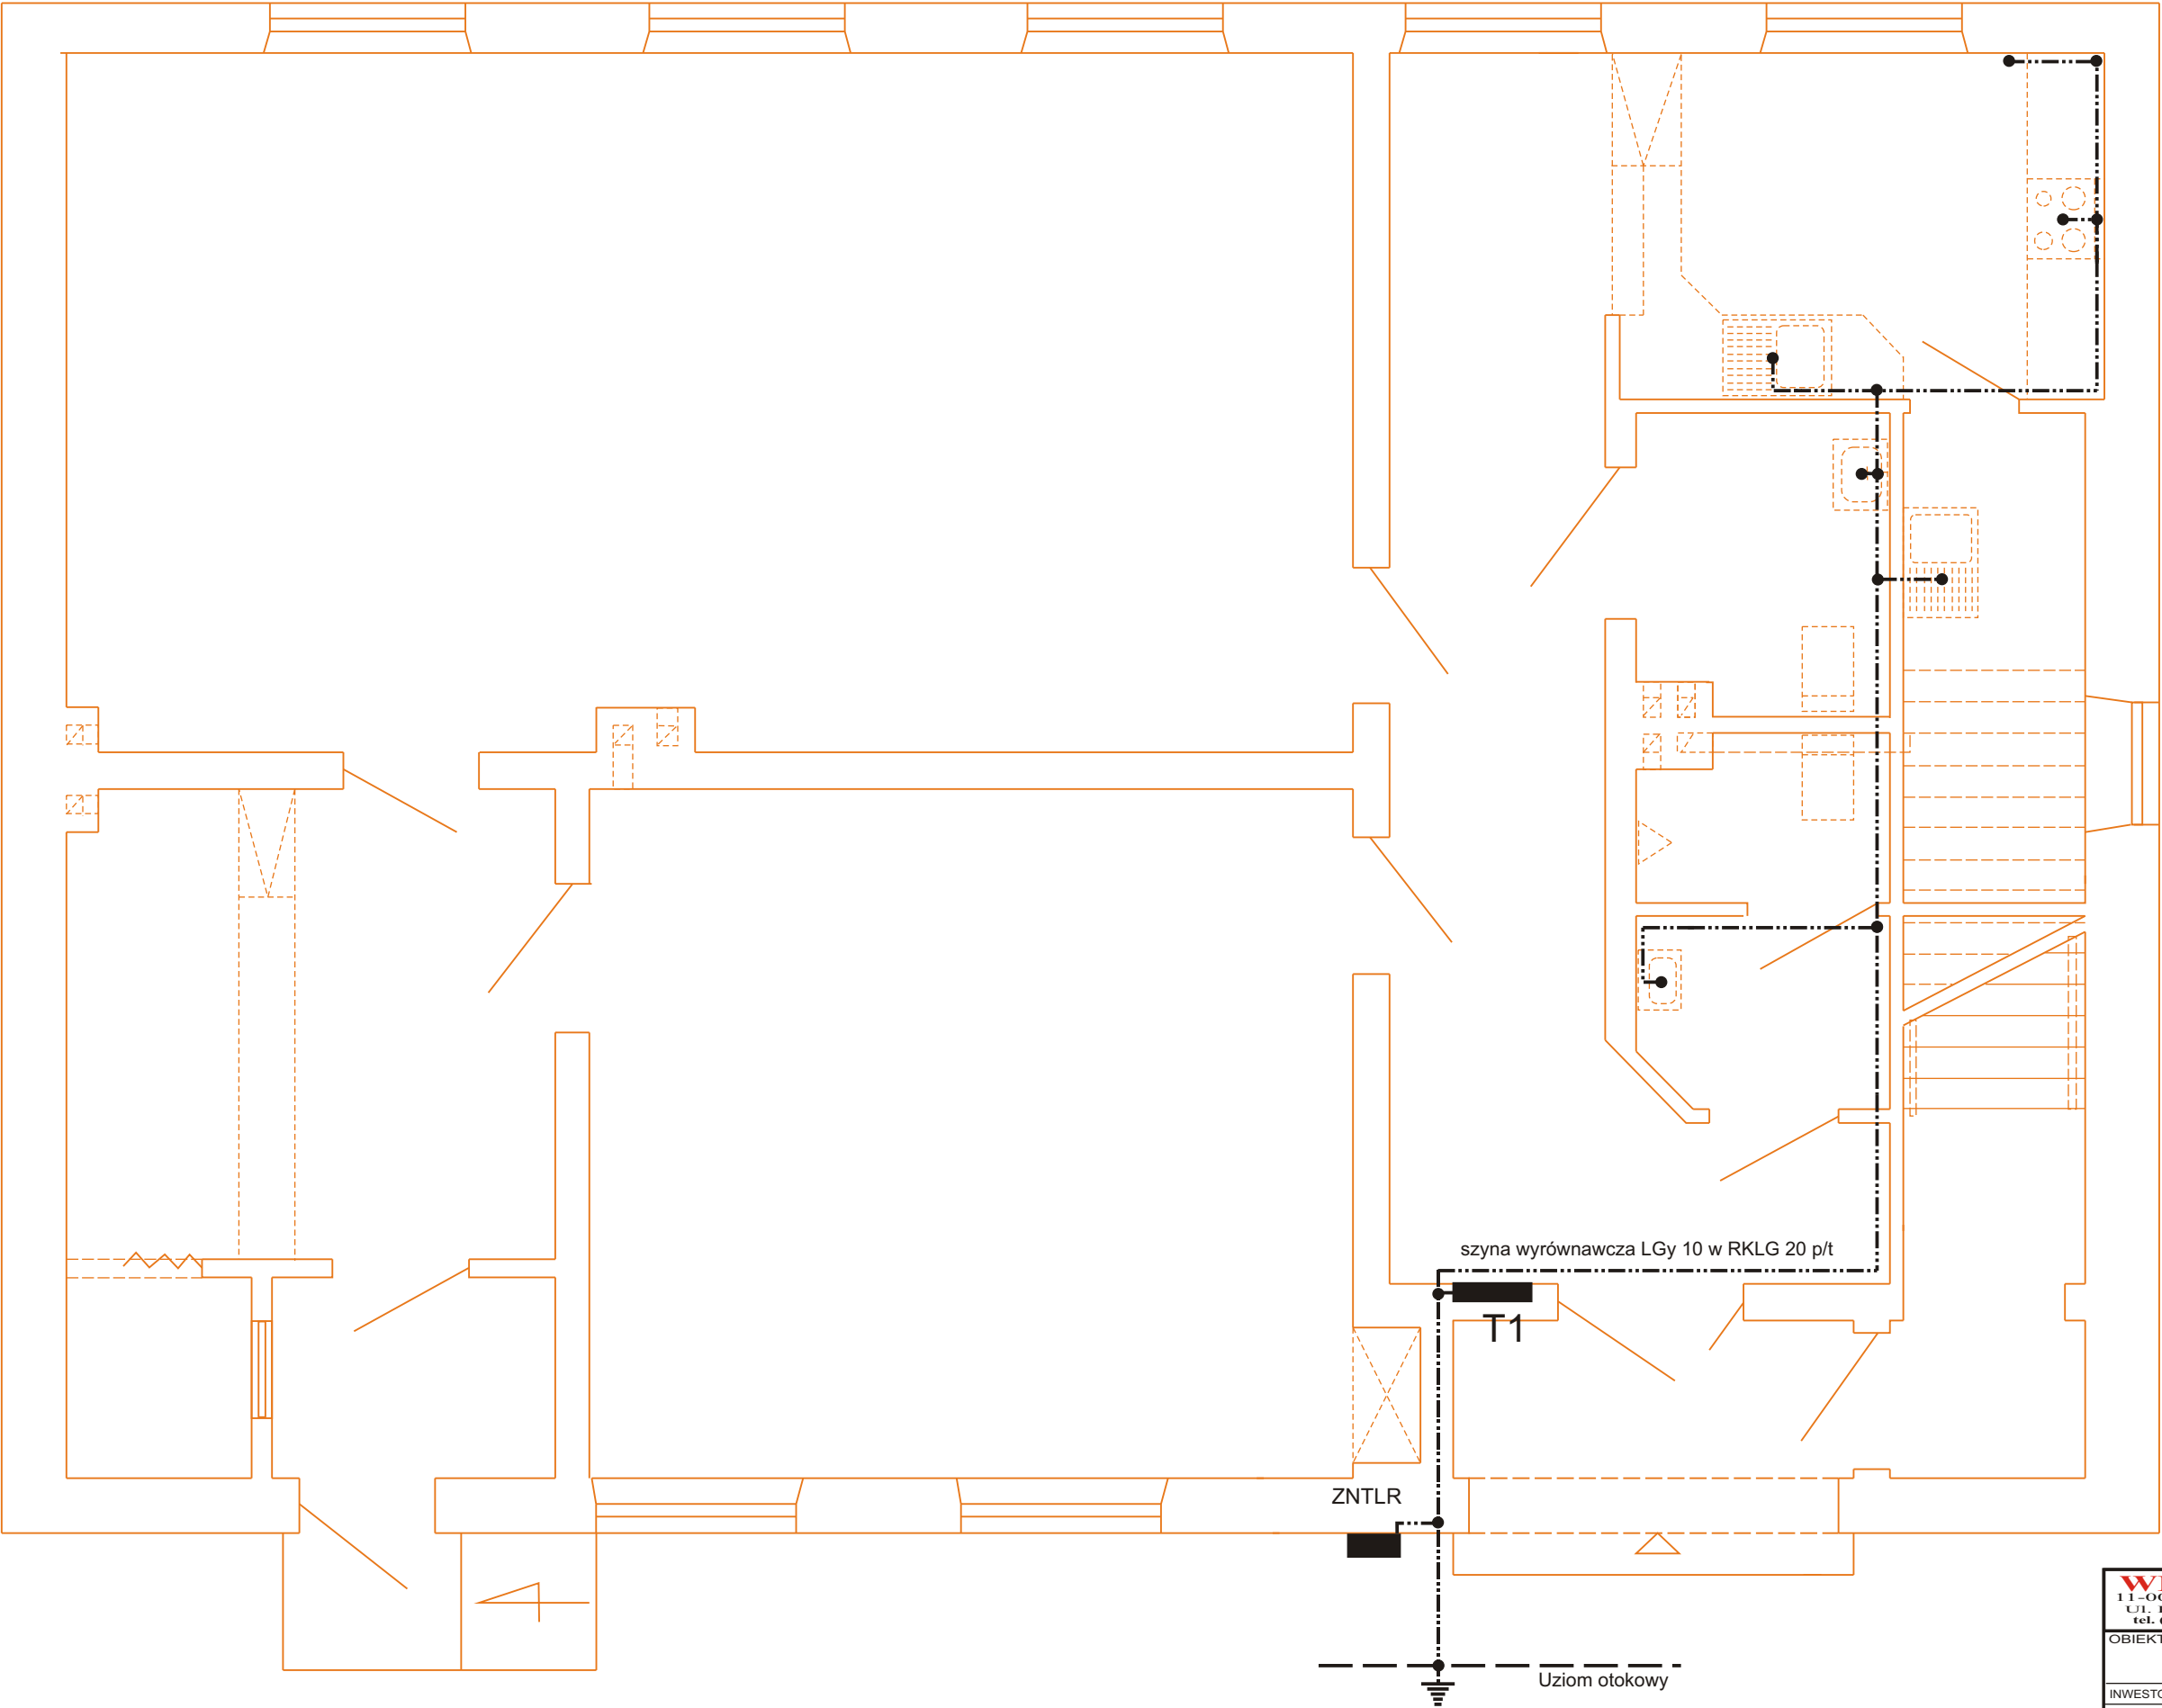

- UWAGI:
1. Szynę wyrównawczą wykonać przewodem miedzianym LGY 10 mm² układanym na ścianie pod tynkiem w osłonie z RKLG 20
 2. Do szyny wyrównawczej należy podłączyć wszystkie metalowe masy - metalowe rurociągi, obudowy metalowe urządzeń elektrycznych oraz punkt PE na tablicy rozdzielczej . Szynę wyrównawczą połączyć z uziemieniem
 3. Kolor izolacji przewodu szyny wyrównawczej musi mieć izolację w barwach żółtych i zielonych.
 4. Oporność nie może przekraczać 30 omów.

Nr	Pomieszczenie
1	Sala nr 1
2	Sala nr 2
3	Szatkia
4	Hall 1
5	Wiatrołap
6	Hall 2
7	Zaplecze socjalne
8	Pom porządkowe
9	WC - D
10	WC - M

WIRK-OL 11-001 DYWITY UL. RÓŻANA 13 tel. (089) 5 120 115		PROJEKT BUDOWLANY PRZEBUDOWY INSTALACJI ELEKTRYCZNYCH	
OBIEKT		ŚWIETLICA Z ZAPLECZEM SOCJALNYM W RZECZKU dz nr 82/1	
INWESTOR	Biskupiński Dom Kultury ul. Matejki 5 11-300 Biskupiec		
PROJEKTANT	Władysław Wirkiewicz upr. bud. 46/82/OL - 13.1.4d		SKALA: 1 : 50
SPRAWDZIŁ	mgr inż. Sławomir Grajewski upr. bud. 5/98/OL		DATA : 02. 2010
			E-6