


plan instalacji gniazd wtyczkowych

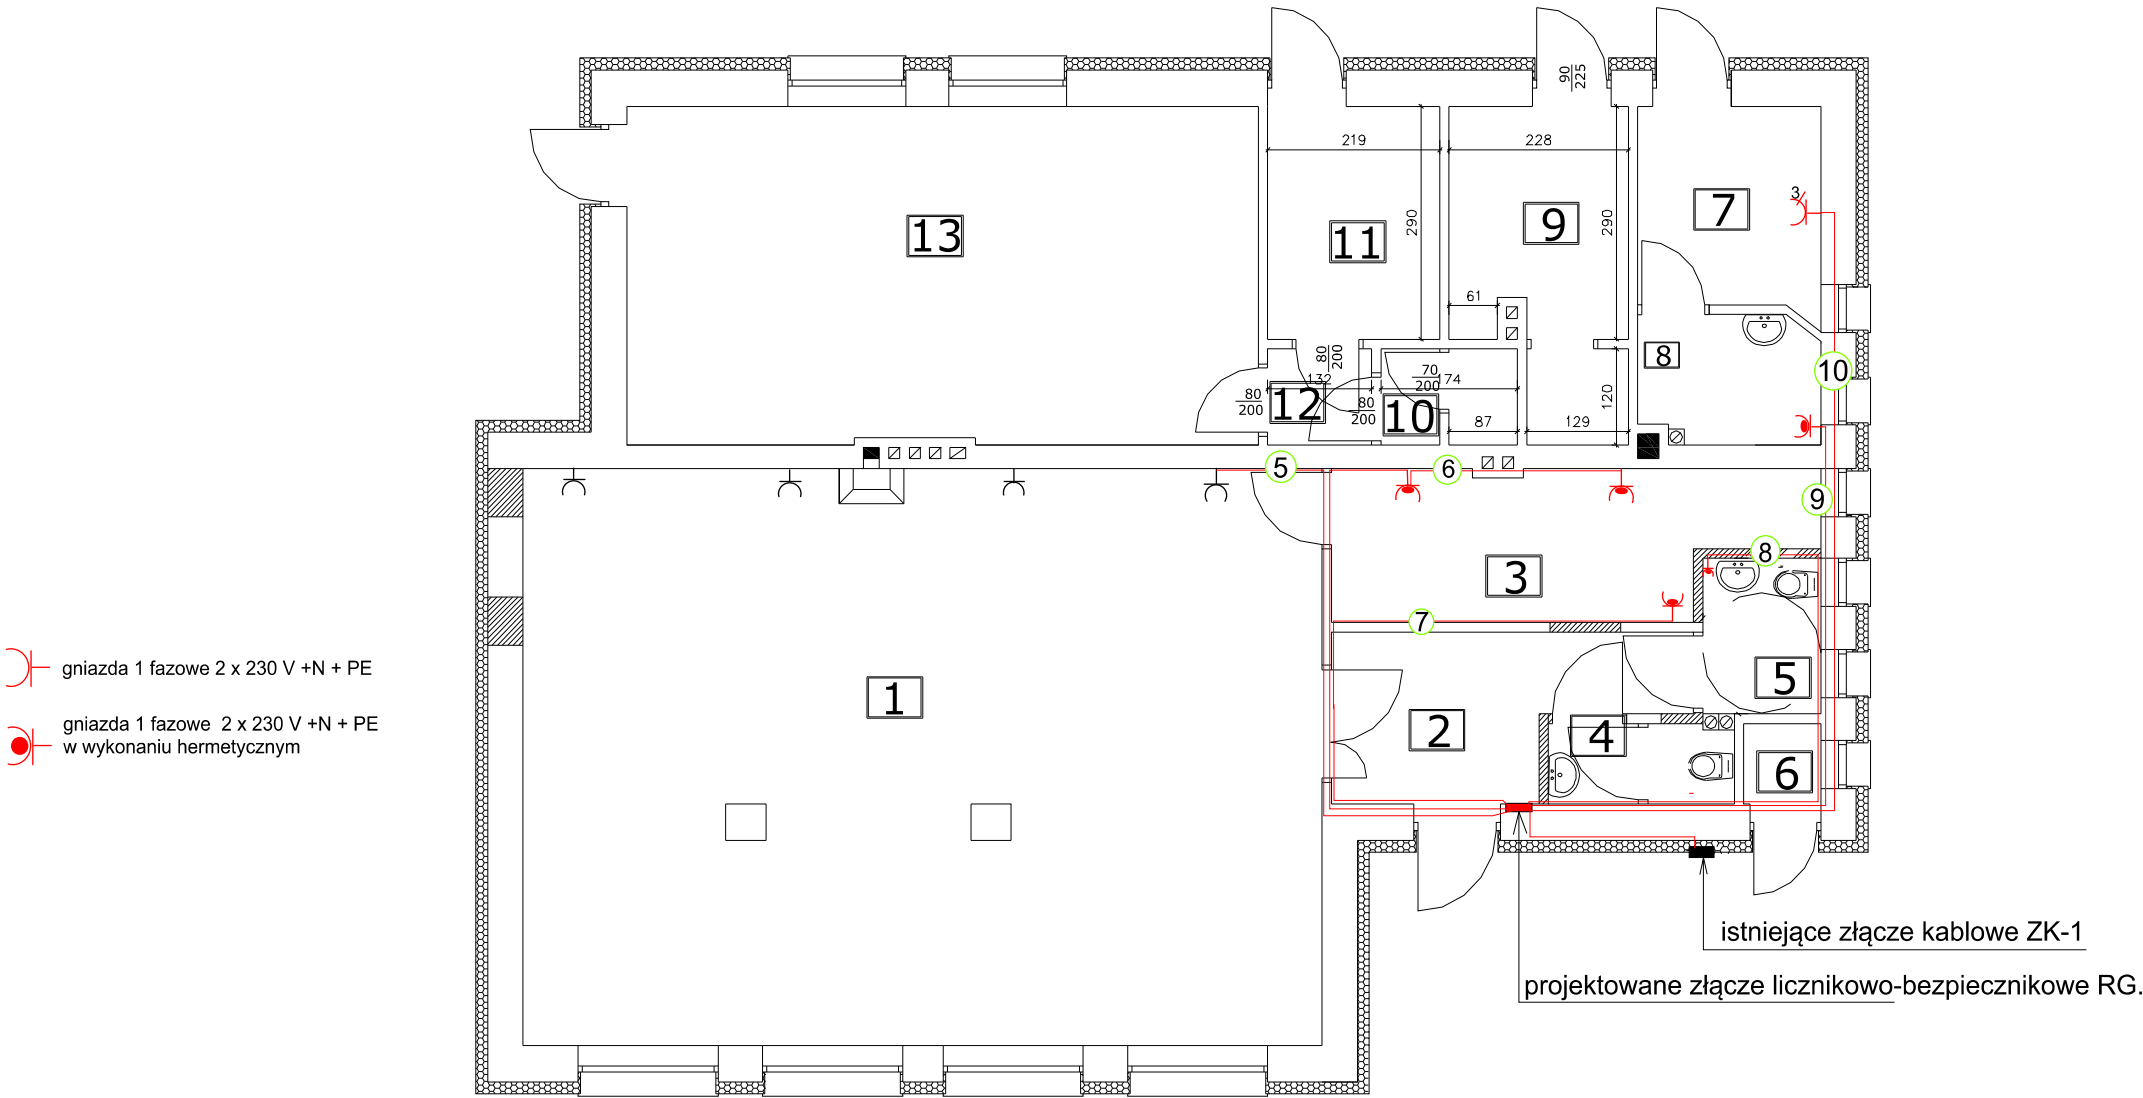

- 1. INSTALACJĘ WYKONAC PRZEWODAMI YDYżo 3 x 2,5 mm 750 V w rurkach instalacyjnych .**
- 2. Przewody prowadzić tam gdzie to możliwe w posadzkach**

Oznaczenia :

- ⑫ obwód nr 12 z tablicy bezpiecznikowej TR w lokalu mieszkalnym nr 4
- (kolor czarny) - instalacja istniejąca
- (kolor czerwony) - projektowana instalacja elektryczna

OCHRONA PRZECIWPORAŻENIOWA

Ochrona przeciwporażeniowa przed dotykem pośrednim- samoczynne wyłączenie zasilania przez zastosowanie szybkiego wyłącznika w układzie TN-S oraz wykonanie połączeń wyrównawczych dodatkowych (miejscowych) Ochrona przed dotykem bezpośrednim w obw. odbiorczych uzupełniona wyl. różnicowoprądowym I=30mA.

układ sieci : **TN-S**
ochrona od porażeń: **SAMOCZYNNE SZYBKIE ODŁĄCZENIE**

obiekt	stadium:	nr rys.
PRZEBUDOWA ŚWIETLICY WIEJSKIEJ w STRYJEWIE gm BISKUPIEC	Plan instalacji gniazd wtyczkowych	E-3
inwestor:	DOM KULT URY w BISKUPCU	skala: 1:100
projekt:	tech. A. Ostropolski	upr. bud. 12/90/OL par. 13ust.1.4 d 02. 2010 r.
opracował:	tech. J.Frąckiewicz	upr. bud. 49/94/OL par.13ust.1.4 d 02 . 2010 r.