


RZUT PARTERU SKALA 1 : 50

INSTALACJA ZW, CW.

OZNACZENIA

- 1 - Złączka przejściowa z gwintem wewnętrznym PE 40/1
- 2 - Zestaw zabudowy wodomierza na konsoli:
 - zawór odcinający kulowy Ø 25 mm
 - wodomierz typ JS - 2,5 (dn20)
- 3 - Zawór odcinający kulowy Ø 20 z kurkiem spustowym
- 4 - Zawór antyskażeniowy typ „EA-20” firmy HANEYWELL
- 5 - Połączenie śrubunkowe ¾"
- 6 - Rura ochronna Ø 110 mm - PCV typu „AROT”

- ① Elektryczny ogrzewacz wody zbiornikowej-ciśnieniowy typ OW - N80.1 - zbiornik ze stali nierdzewnej wymiary: Ø 470, h = 1010 mm, poj. przy temp. 60° C - 80L moc 1.5 kW, napięcie 230V, prąd 6,8 A, stopień ochrony IP24
- ② Elektryczny ogrzewacz wody zbiornikowej-bezciśnieniowy typ OW-5B - o wymiarach : 213 x 432 x 227, pojemność 5L moc 1.5 kW, napięcie 230V, prąd 6,8 A, stopień ochrony IP24

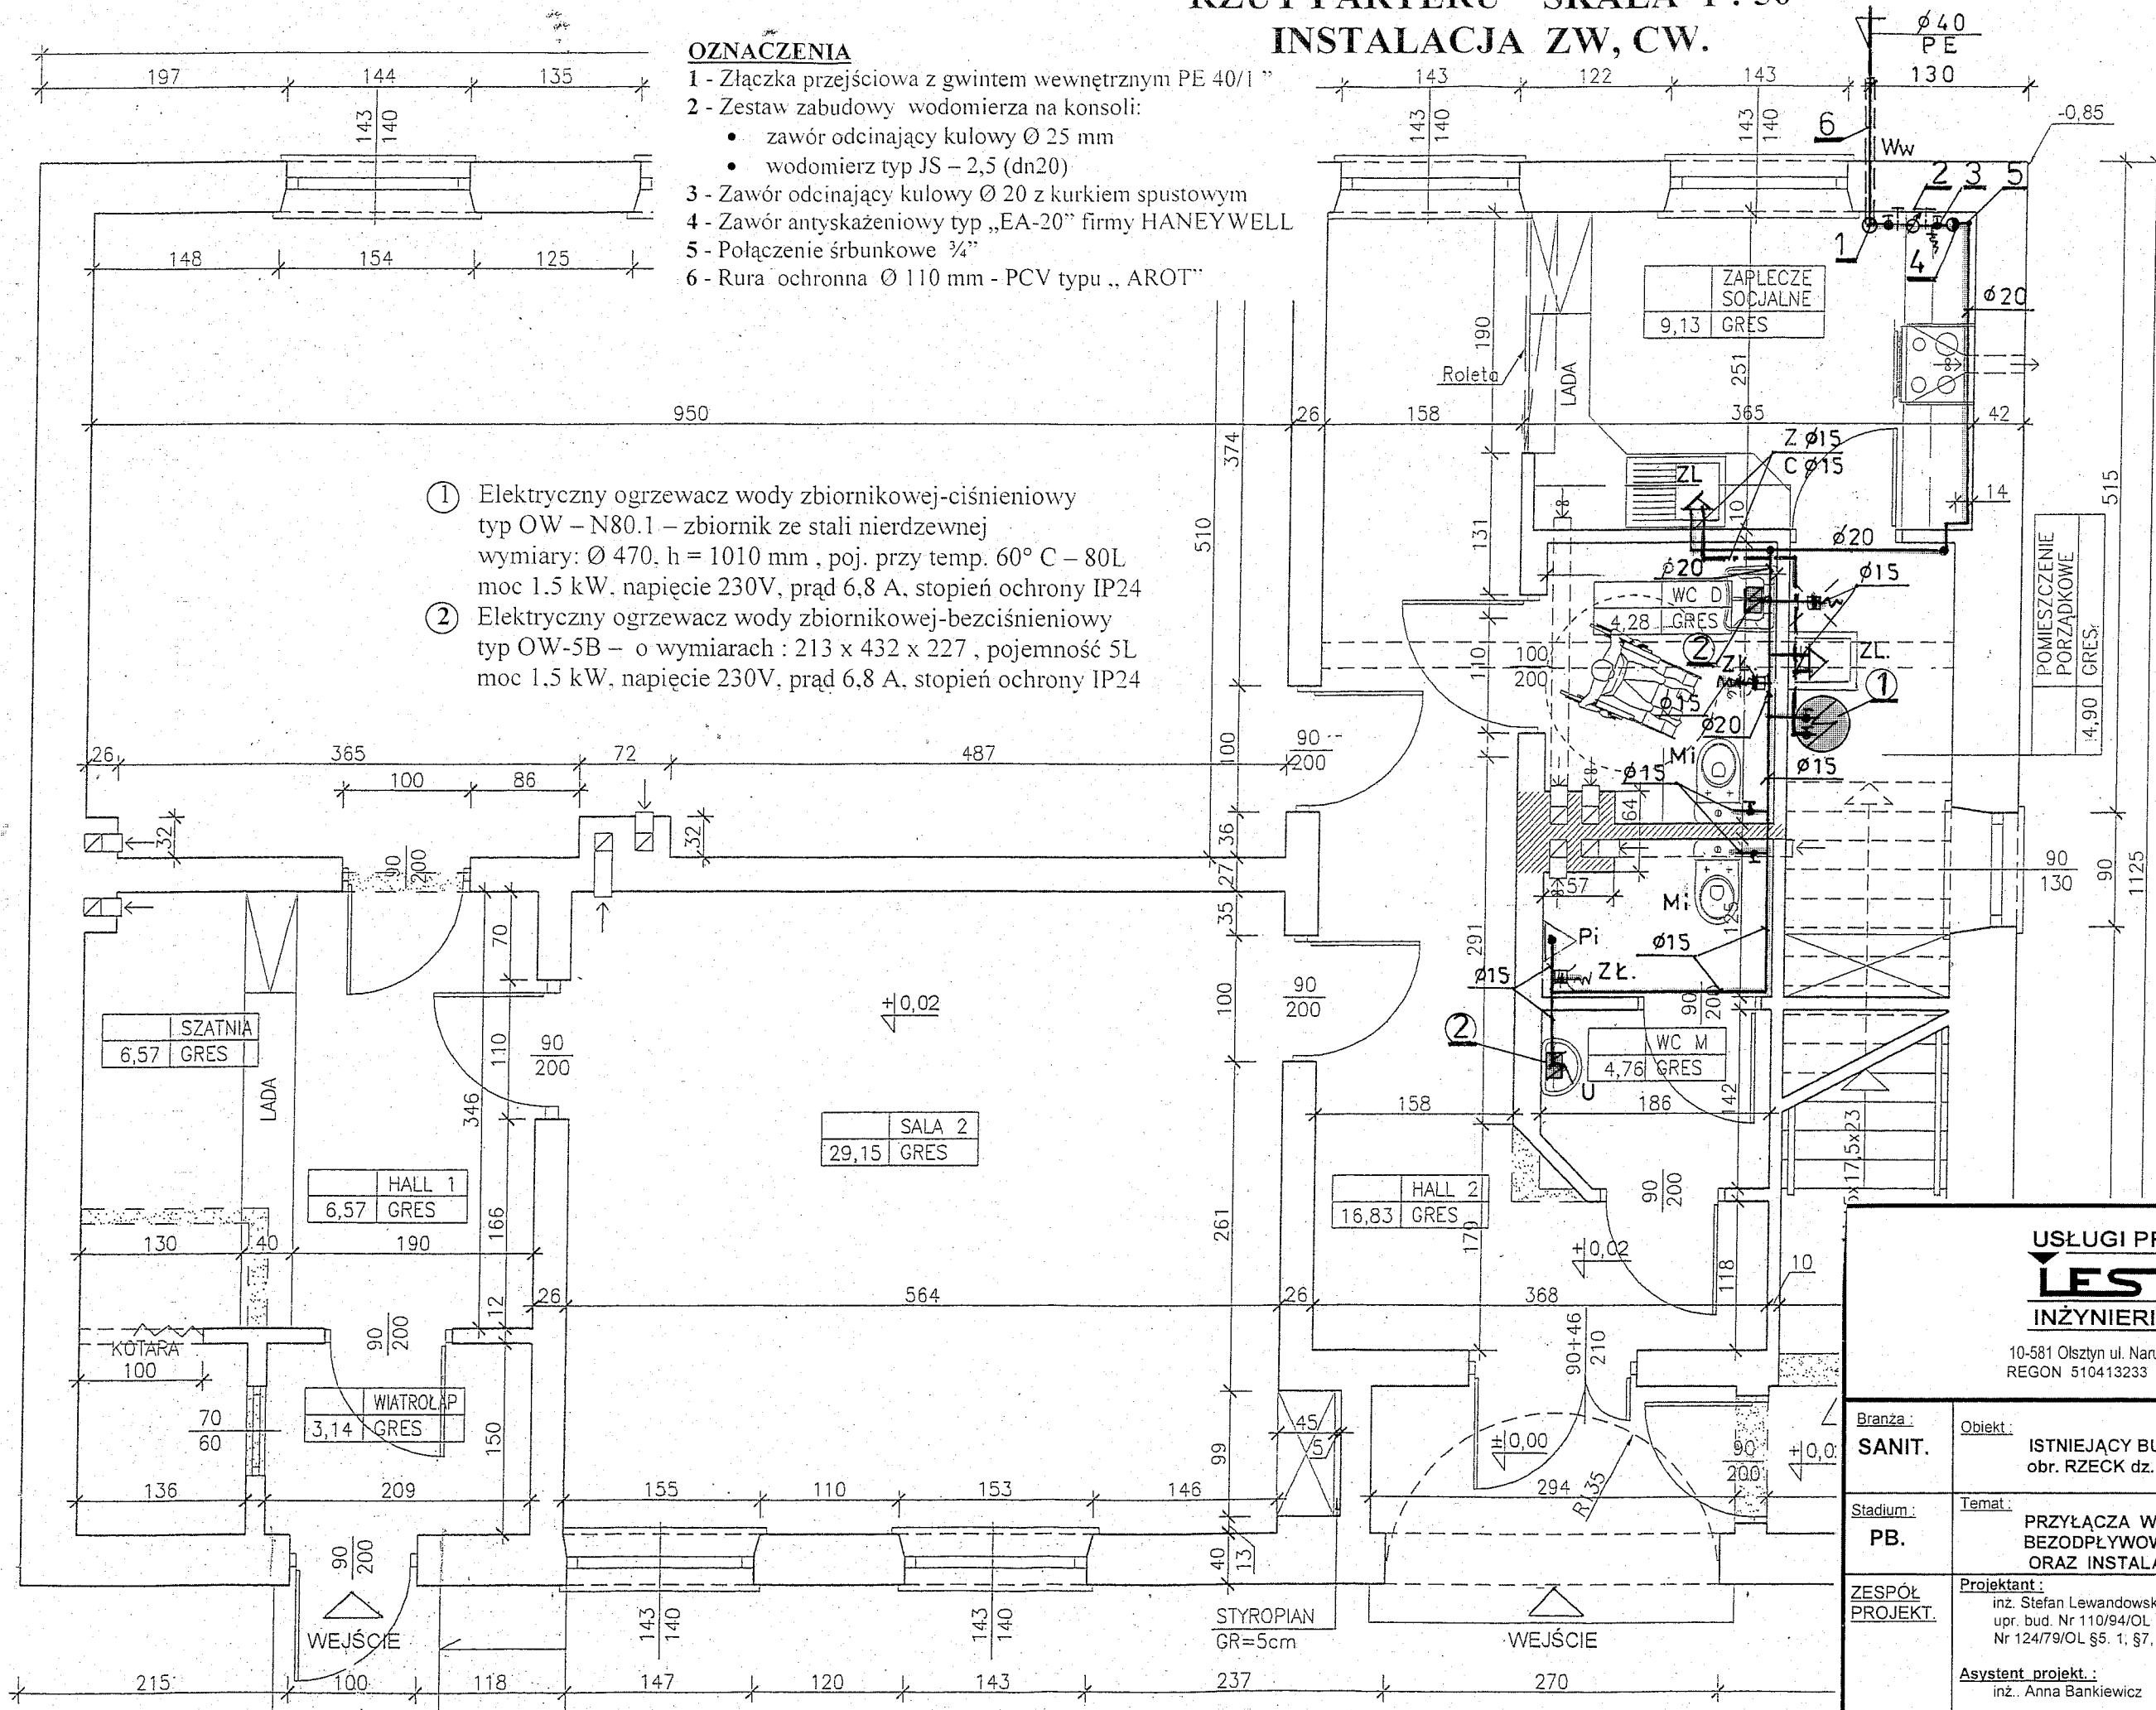

USŁUGI PROJEKTOWE
LEST inż. Stefan Lewandowski
 INŻYNIERIA SANITARNA

10-581 Olsztyn ul. Narutowicza 23D/52 tel./fax 533-85-56
 REGON 510413233 NIP 739-155-20-60

Branża: SANIT.	Objekt: ISTNIEJĄCY BUDYNEK ŚWIETLICY obr. RZECK dz. nr 82/1 gmina Biskupiec	Skala: 1: 50
Stadium: PB.	Temat: PRZYŁĄCZA WOD. - KAN. Z ZBIORNIKIEM BEZODPŁYWOWYM NA ŚCIEKI SANITARNE ORAZ INSTALACJA WOD. - KAN. I CW.	Data: -03- 2010 r.
ZESPÓŁ PROJEKT.	Projektant: inż. Stefan Lewandowski upr. bud. Nr 110/94/OL, Nr123/94/OL, Nr 124/79/OL §5. 1, §7, §13.1.4 a.b Asystent projekt.: inż. Anna Bankiewicz Sprawdził: mgr inż. Katarzyna Zakrzewska upr. bud. WAM/0024/POOS/08	RYS.NR 4