


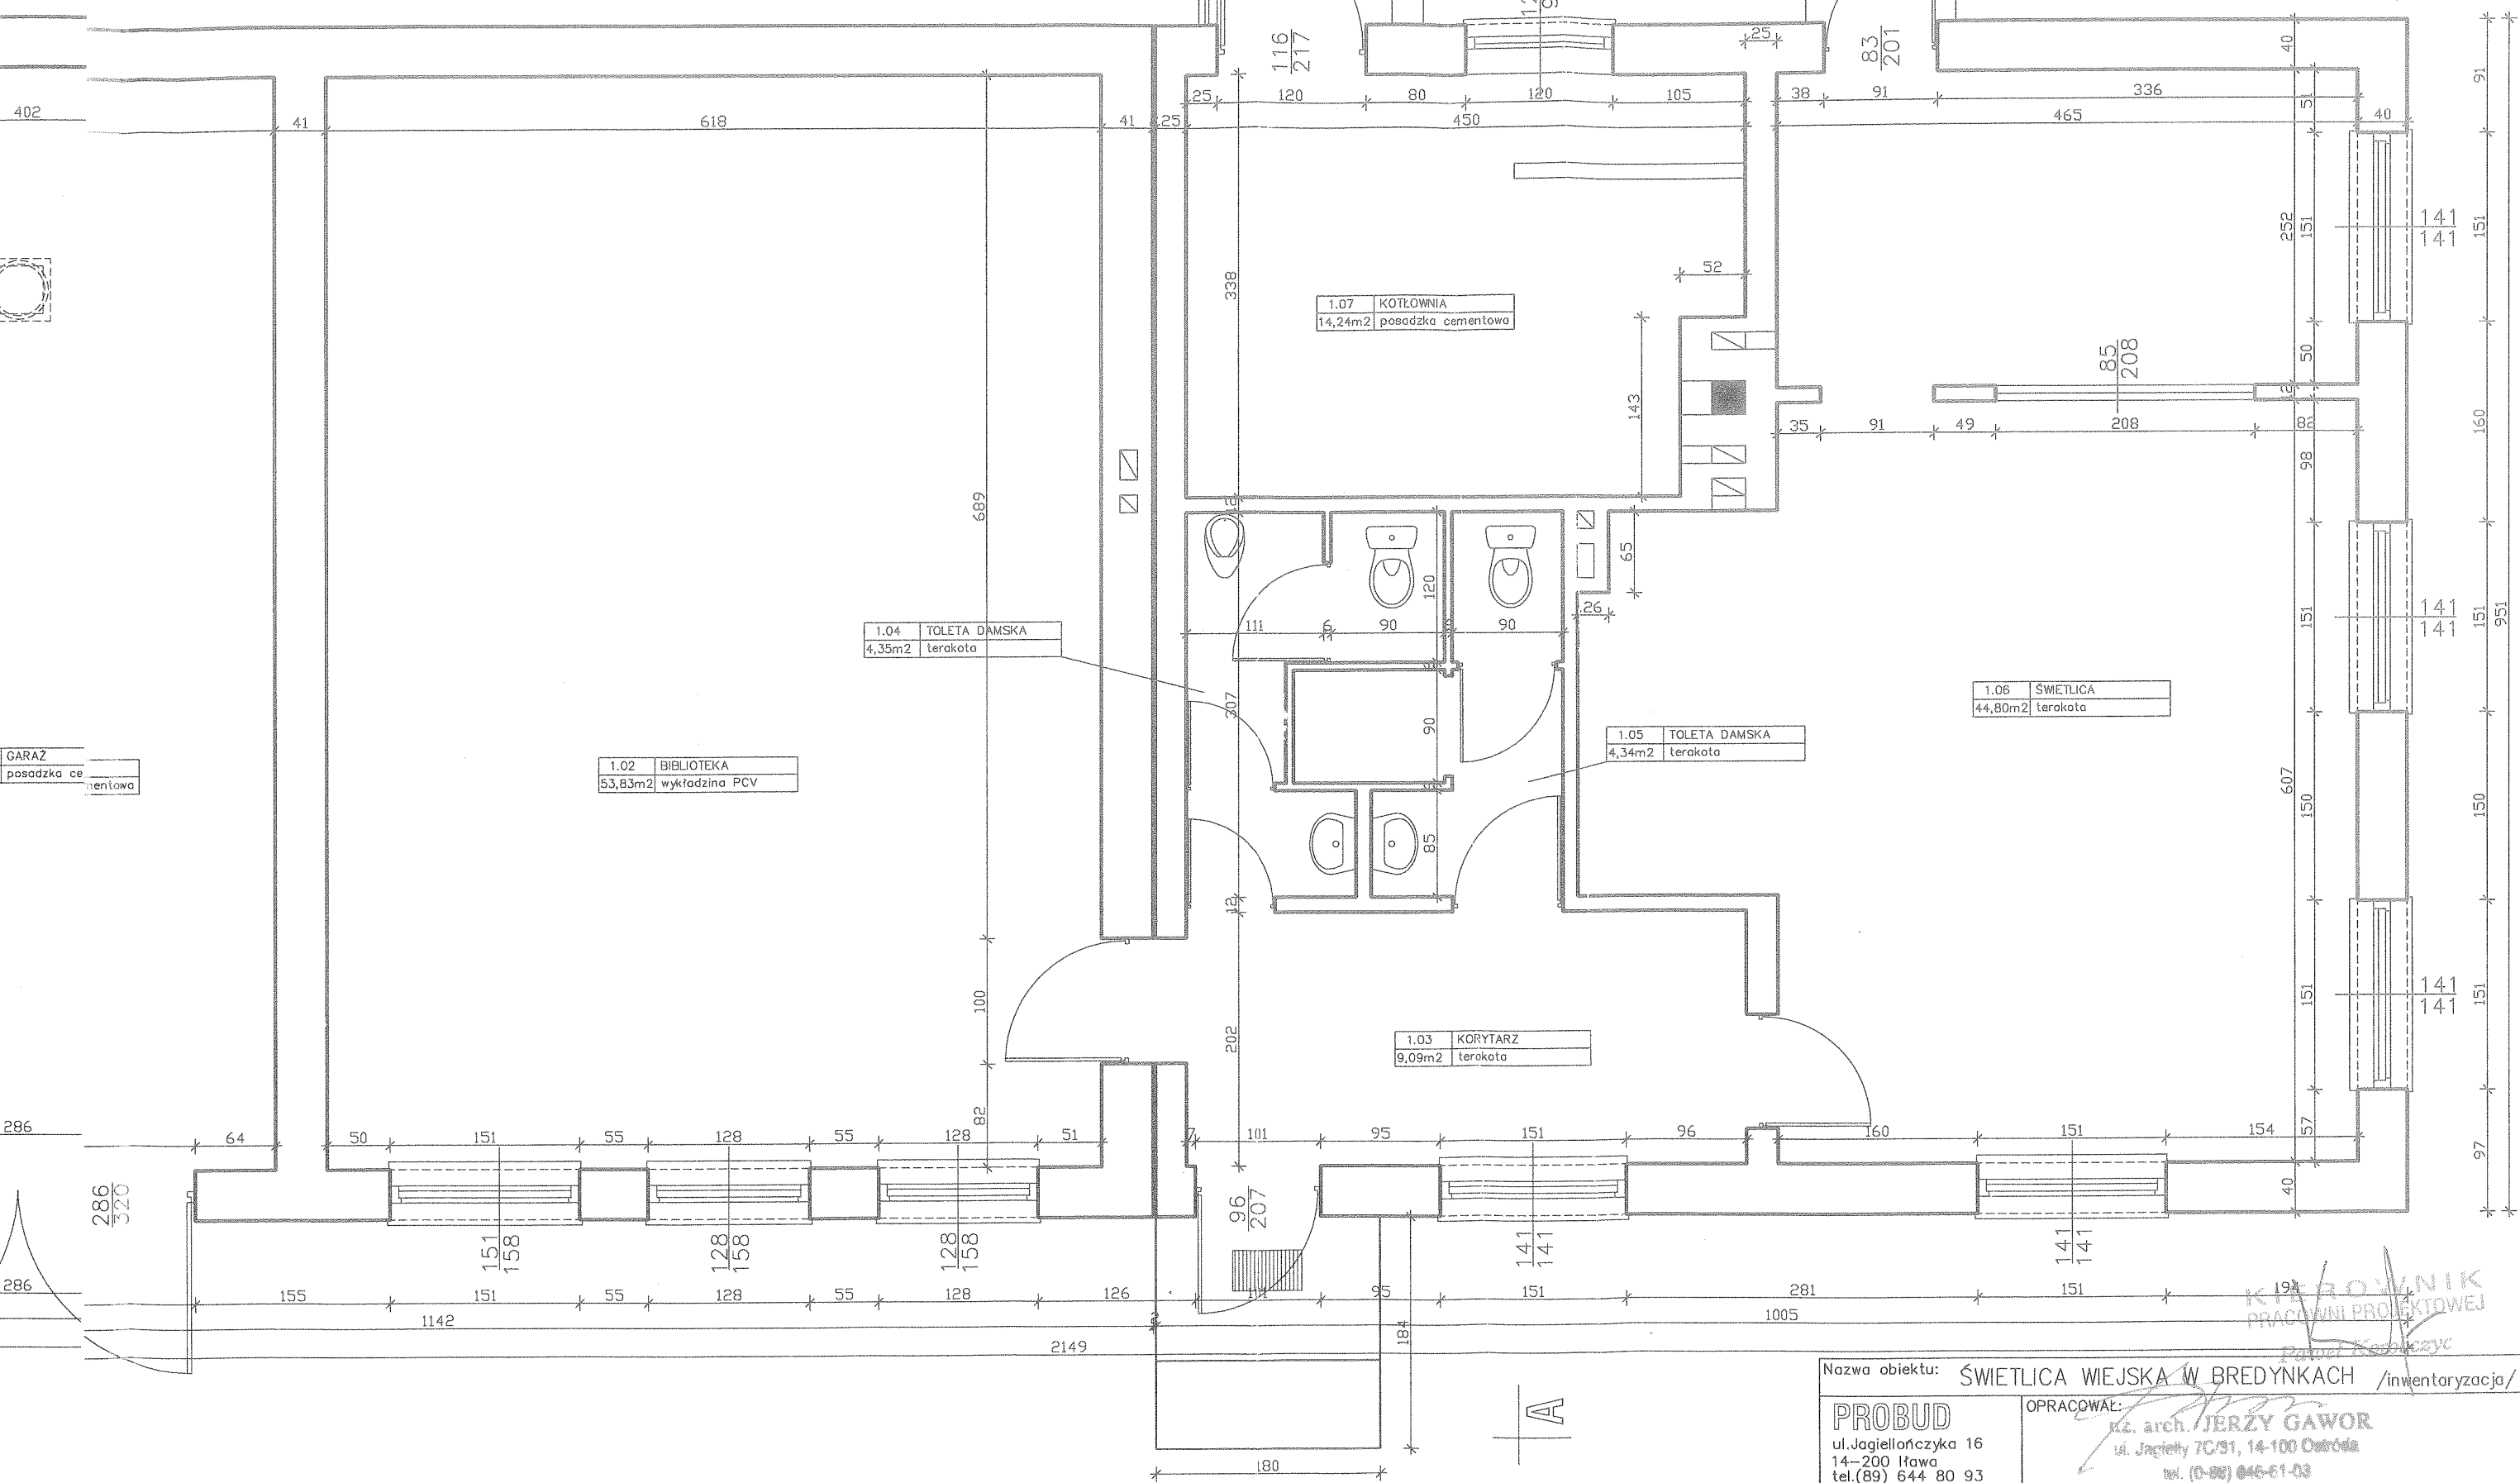

Nazwa obiektu: ŚWIELICA WIEJSKA W BREDYNKACH /inventaryzacja/		
PROBUD ul. Jagiellończyka 16 14-200 Iława tel. (89) 644 80 93 LICENCJA: InteliCAD ID klienta : #1390336	OPRACOWAŁ: inż. arch. JERZY GAWOR ul. Jagiellończyka 7C/91, 14-100 Olsztyn tel. (0-22) 646-61-03 w bud. 14-100 Olsztyn, 14-100 Olsztyn	
	INWESTOR: Biskupiński Dom Kultury ul. Matejki 5 11-300 Biskupiec	
	ADRES INWESTYCJI: Kobuty Obręb: Bredynki Nr dz. 134	
BRANŻA: ARCH.	DATA: 03.2010r.	TYTUŁ RYS: Rzut parteru
SKALA: 1:50	NR RYS: 2	