


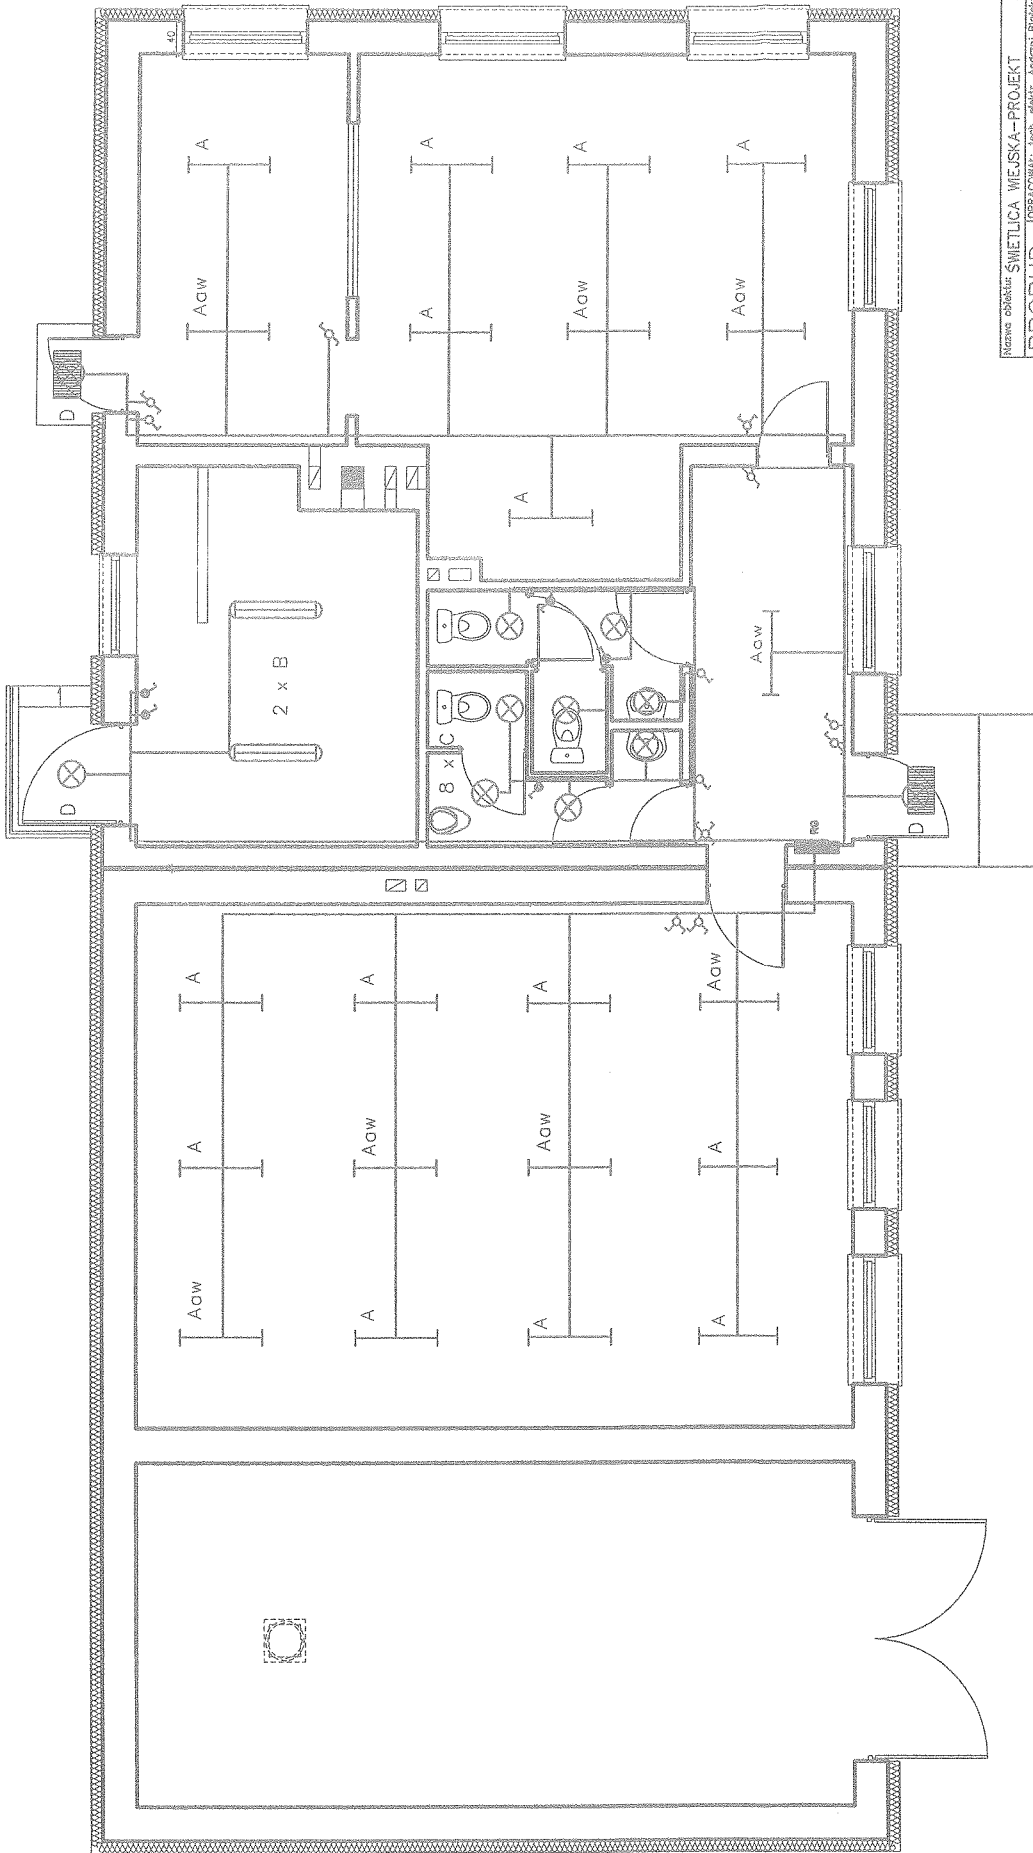


Nazwa obiektu: ŚMIEŁICA WIEJSKA-PROJEKT		PROJEKTOWAŁ: Inż. eldr. Sylwester Ręchawski, Inż. bud. 95/09/01	
PRUBUD		OPRACOWAŁ: Inż. eldr. Andrzej Bielecki, Inż. bud. 10/09/02	
ul. Jagiellońska 18		PROJEKTOWAŁ: Inż. eldr. Sylwester Ręchawski, Inż. bud. 95/09/01	
14-200 Iława 63		OPRACOWAŁ: Inż. eldr. Andrzej Bielecki, Inż. bud. 10/09/02	
D. Kłomkowski 11/10/03		PROJEKTOWAŁ: Inż. eldr. Sylwester Ręchawski, Inż. bud. 95/09/01	
INWESTOR: Pan Kłomkowski		ADRES INWESTYCJI: Rynek 5	
ul. Młocińska 5		Oprac. Bielecki	
11-200 Białopole		Nr dz. 134	
BRANŻA: ELEKTROENERGETYKA		DATA: 02.2010r.	
		NR RYS. 1	
		SKALA: 1:50	

Legenda:

- wazienkach stosować osprzęt szczelny IP 44
- w łazienkach wykonać miejscowe połączenie wyrównawcze
- przewody układać pod tylnikiem, izolacja przewodu 750V
- wygładzić instalować na wysokości 1,4 m od posadzki


A - oprawa Token 236 NT
Aow - oprawa Token 236 NT AW
B - oprawa MAH-1236/A-PS
C - plafoniera MARC DL-60
D - plafoniera FAVOR DL-60

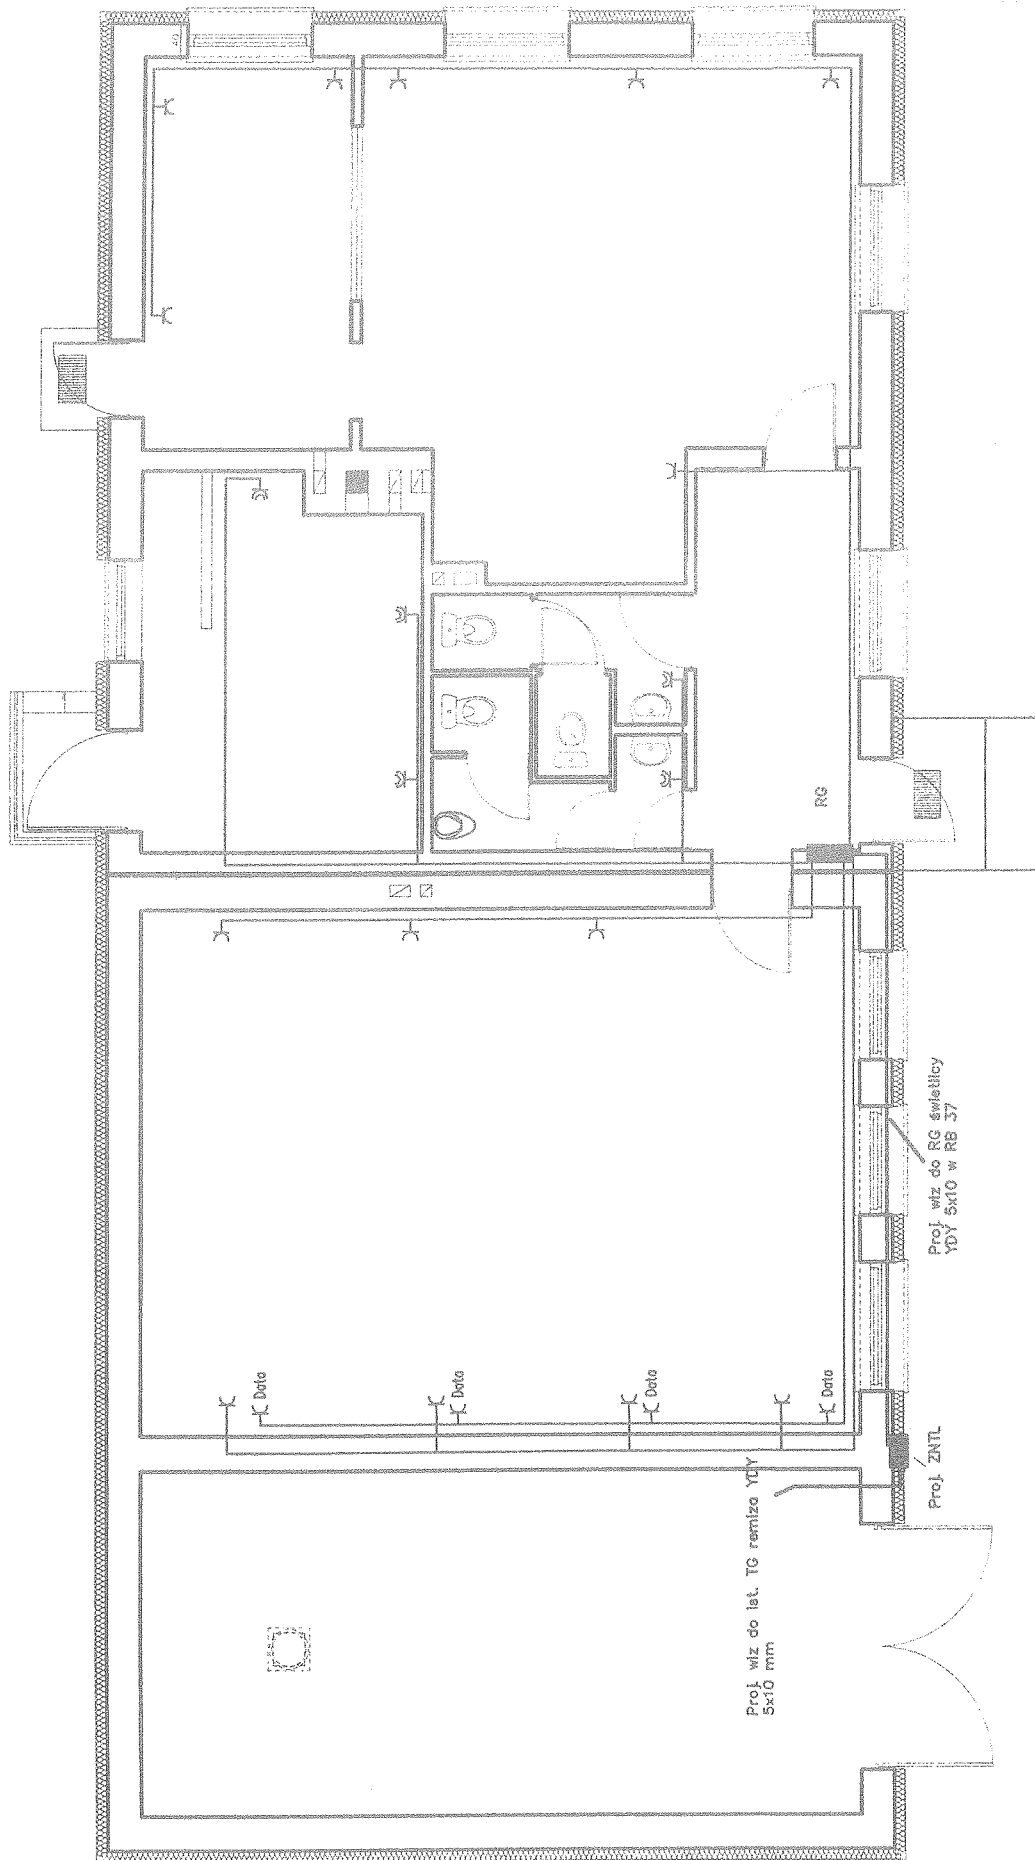

Nazwa obiektu: ŚWIELICA WIEJSKA - PROJEKT		OPRACOWAŁ: Tech. arch. Andrzej Bielek, upr. bud. 55 45 00 00	
PROBUD		PROJEKTOWAŁ: Inż. elek. Sławomir Rachtewicz, upr. bud. 104 00 00	
14-200 647 60 93		ADRES INWESTYCJI:	
Lokalizacja: Inwałd		Kierownik: Ryszard Rębski	
INWESTOR:		Rzut partii - E 2	
Burmistrz Dm. Rolny		Skala: 1:50	
Białopole 11-320 Białopole		Nr. 134	
BRANŻA: ELEKTRYCZNA		Data: 02.2010r.	
		Nr. rys. 2	

- Legenda:
- w łazience stosować oprzełki szczytne IP 44
 - w łazienkach wykonać miejscowe połączenia wyównawcze
 - w kłówni wykonać połączenia wyównawcze bzd. 600V
 - przewody układać pod lankiem, izolacją przewodu 750V
 - gniazda w parnieszczonach świetlicy instalować na wys 0,3 mb od posadzki
 - w kłówni gniazda szczytne IP 44 na wys 1,4 od posadzki

Nazwa obiektu: ŚMIEŁICA WIEJSKA-PROJEKT	OPRACOWAŁ: Tech. elektr. Antoni Błasiak upr. bud. 2008/04
PROBUD	PROJEKTOWAŁ: Inst. elektro. Sylwester Rychlewska upr. bud. 04/89/02
ul. Agnieszki 19 14-200 Iława tel. 022 23 85 83	ADRES INWESTYCJI: ul. Agnieszki 19 14-200 Iława
LOKALNOŚĆ: WARSZAWA	TYTUŁ RYS.: Rzut dachu 1:50
ID obiektu: 01380358	DATA: 02.2010r.
INWESTOR: Gmina Iława ul. Matejki 5 11-200 Białopole	NR RYS.: 3
SPRZĄDZ: ARCH.	SKALA: 1:50

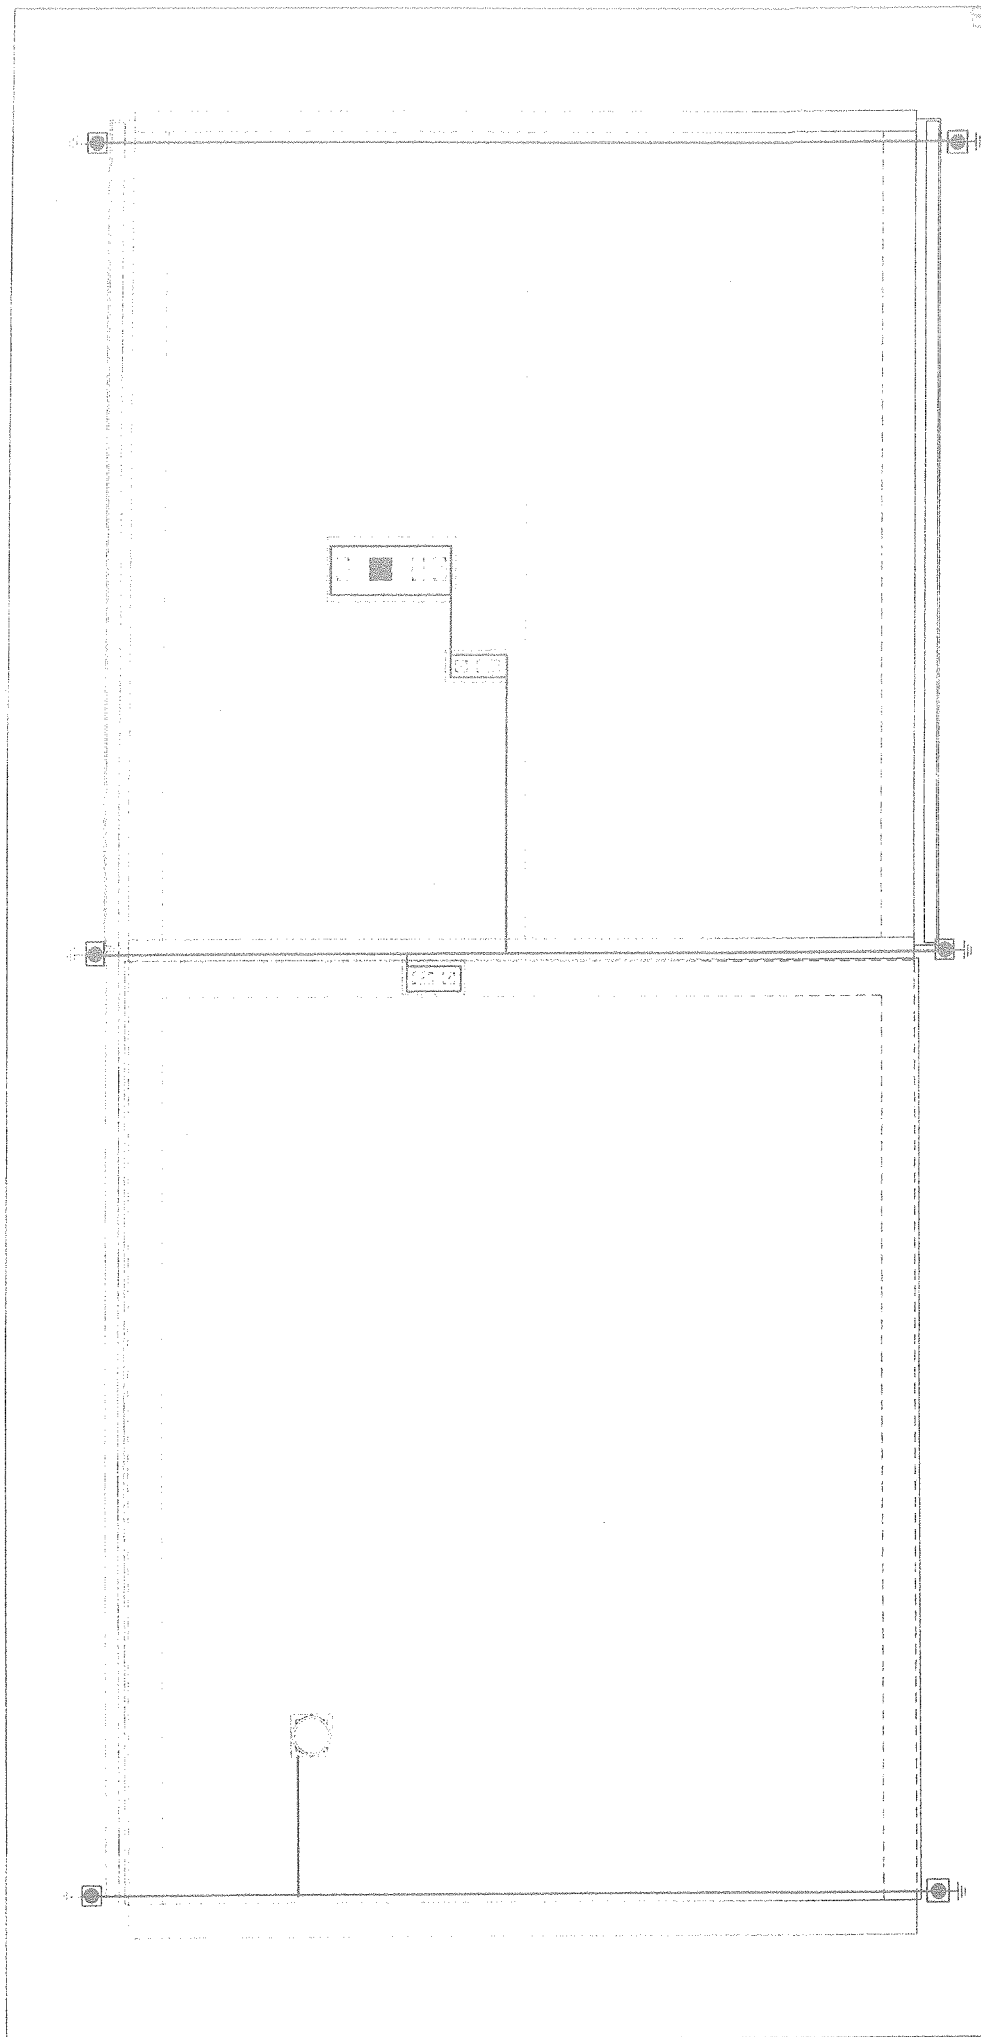

Legenda :

- instalację odgromową wykonać jako nienapiętną.
- zwody poziome i przewody odprowadzające wykonąć z drutu DFeZn fi 8 mm
- zwody odprowadzające w warstwie styropianu w rurze karbowanej niepalnej fi 22
- złącza kontrolne w skrzynce kontrolnej do elewacji,
- do zwodów podłączyć przewody do obróbki dachu,
- przewody uzłomowe — bednarka FeZn 25x4