



Profil przyłącza wodociągowego

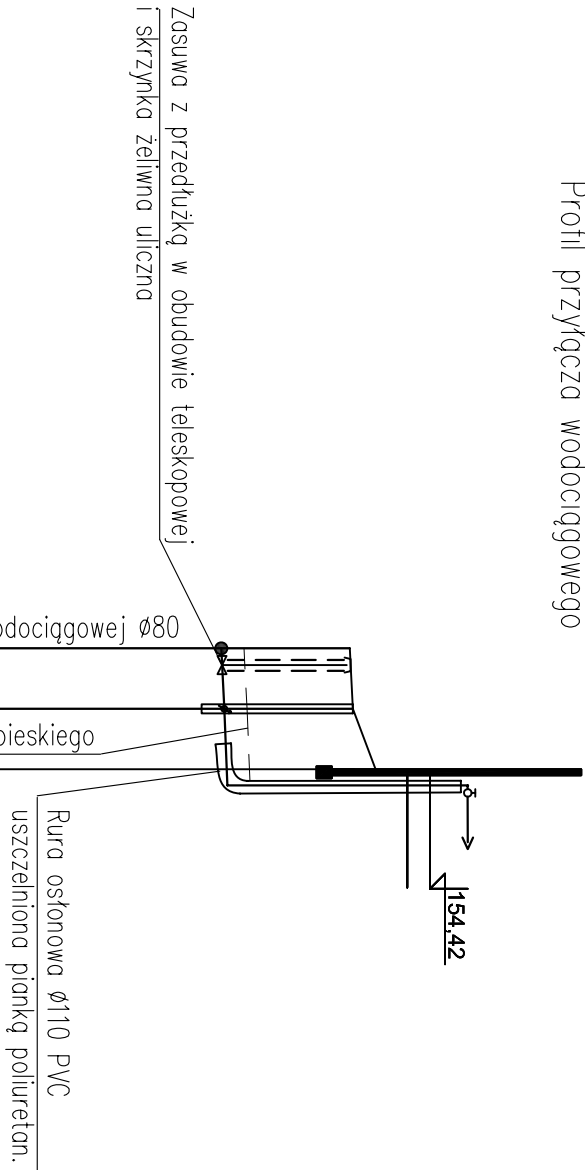

Profil przyłącza kanalizacji sanitarnej

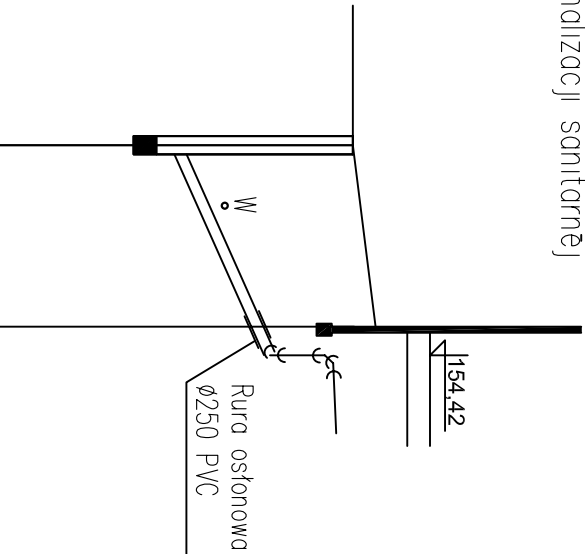

Profile przyłączczy wod-kan

Poziom porównawczy 140,00 m n.p.m.

Rzędna terenu projektowanego	153,36	153,40	153,70
Rzędna osi rurociągu	151,66	151,70	151,74
Zagłębienie osi rurociągu [m]	1,70	1,70	1,96
Odległości [m]	4,00	4,00	
Średnice, materiał	Ø63PE	1,0 %	
Długość [m]	0,00	4,00	8,00

Poziom porównawczy 140,00 m n.p.m.

Rzędna terenu projektowanego	153,40	153,70	153,12
Rzędna dna kanału	150,80	151,04	152,12
Zagłębienie dna kanału	2,20	1,58	
Odległości [m]	12,00		
Średnice, materiał	Ø160PVC	9%	
Długość [m]	0,00	12,00	

W

Sw

Bud

S56

Bud

Skala 1:100/500

Projektowanie instalacji Sanitarnych, Olsztyn ul. E. Piłater 7/14 tel. 089-523-58-47			
PRZEDMIOT PRACY		OBIEKT	
PROJEKT PRZYŁĄCZY WOD-KAN		Budynek mieszkalny wielorodzinny	
ADRES		Biskupiec, ul. Wojska Polskiego 12	
1:100/500	PROJEKTOWAŁ	inż. Roman PRZYTYŁKA	201/94/01
SKALA	OPRACOWAŁA	mgr inż. Ewa Gąwolińska	8/31.40b
12.2008	DATA		
SPRAWDZIŁ	mgr inż. Bartosz MAJOWSKI	WMA/0124/	PWOS/06
NR ZLECENIA		UPRZYM	PROJIS
			NR TYS