

KERG: 0807- 7/2010
Woj.: warmińsko-mazurskie
Powiat: olsztyński
Gmina: Biskupiec
Obręb: CYERWONKA
Działka: nr 24
przyjęto do zasobu w dniu 12.08.2010

LEGENDA:

1. Projektowany budynek mieszkalny
 2. Projektowany budynek gospodarczy
 3. Projektowane miejsca postojowe
 4. Projektowany wjazd
 5. Projektowane zbiorniki bezodpływowe
- Projektowane przyłącze wody
— Projektowane kan. sanitarna grawitacyjna
— Projektowana kan. sanitarna tłoczna


140,00
138,46 KS1
140,00
138,36 P
138,86
136,50
140,00
138,00 W4

Nazwa obiektu: BUDYNEK Z MIESZKANIAMI SOCJALNYMI		
PROBUD ul. Jagiellończyka 16 14-200 Iława tel. (89) 644 80 93 LICENCJA: InteliCAD ID klienta: #1390336 INWESTOR: GMINA BISKUPIEC AL. NIEPODLEGŁOŚCI 2 11-300 BISKUPIEC BRANŻA: SANIT.	PROJEKTOWAŁ: mgr inż. Tomasz Starczewski upr. bud. nr 6/95/OL OPRACOWAŁ: inż. Joanna Baldyga	SPRAWDZIŁ: mgr inż. mgr inż. Robert Błażek upr. bud. WAM/0021/PWOS/08
	ADRES INWESTYCJI: Miasto: Biskupiec Obręb: Czerwona Nr dz. 24 DATA: 09.2010r.	TYTUŁ RYS: PROJEKT ZAGOSPODAROWANIA TERENU
SKALA: 1:500		NR RYS: 1

PRZYŁĄCZE WODOCIĄGOWE - PROFIL


SKALA 1:100

Szczegół A

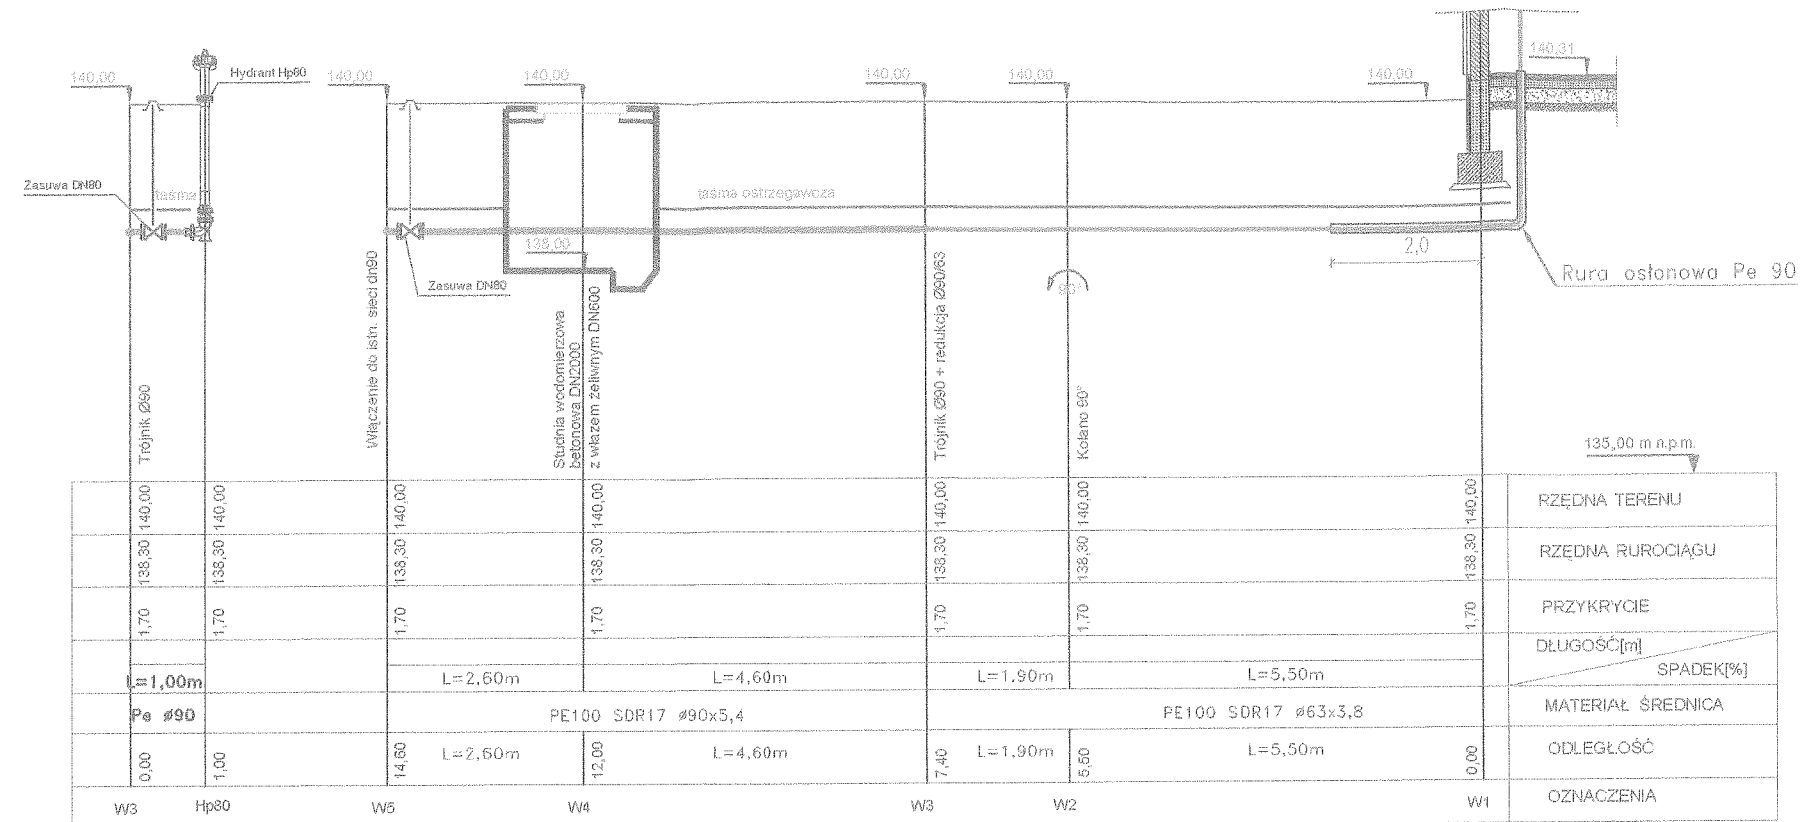


Szczegół A

Studnia wodomierzowa z kręgów bet. D=2000mm

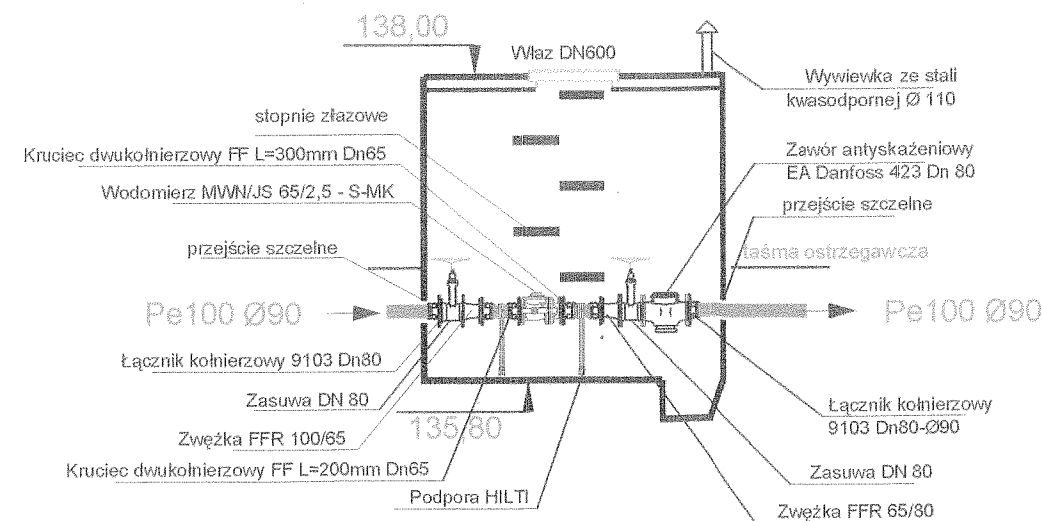


Nazwa obiektu: BUDYNEK Z MIESZKANIAMI SOCJALNYMI		
PROBUD ul. Jagiellończyka 16 14-200 Iława tel. (89) 644 80 93 LICENCJA: InteliCAD ID klienta: #1390336 INWESTOR: GMINA BISKUPIEC AL. NIEPODLEGŁOŚCI 2 11-300 BISKUPIEC BRANŻA: SANIT.	PROJEKTOWAŁ: mgr inż. Tomasz Starczewski upr. bud. nr 6/95/OL OPRACOWAŁ: inż. Joanna Bałdyga	SPRAWDZIŁ: mgr inż. Robert Błażek upr. bud. WAM/0021/PWOS/08
	ADRES INWESTYCJI: Miasto: Biskupiec Obręb: Czerwinka Nr dz. 24 DATA: 09.2010r.	TYTUŁ RYS: PRZYŁĄCZE WODOCIĄGOWE - profil SKALA: 1:100 NR RYS: 2


PRZYŁĄCZE KANALIZACJI SANITARNEJ - PROFIL
SKALA 1:100

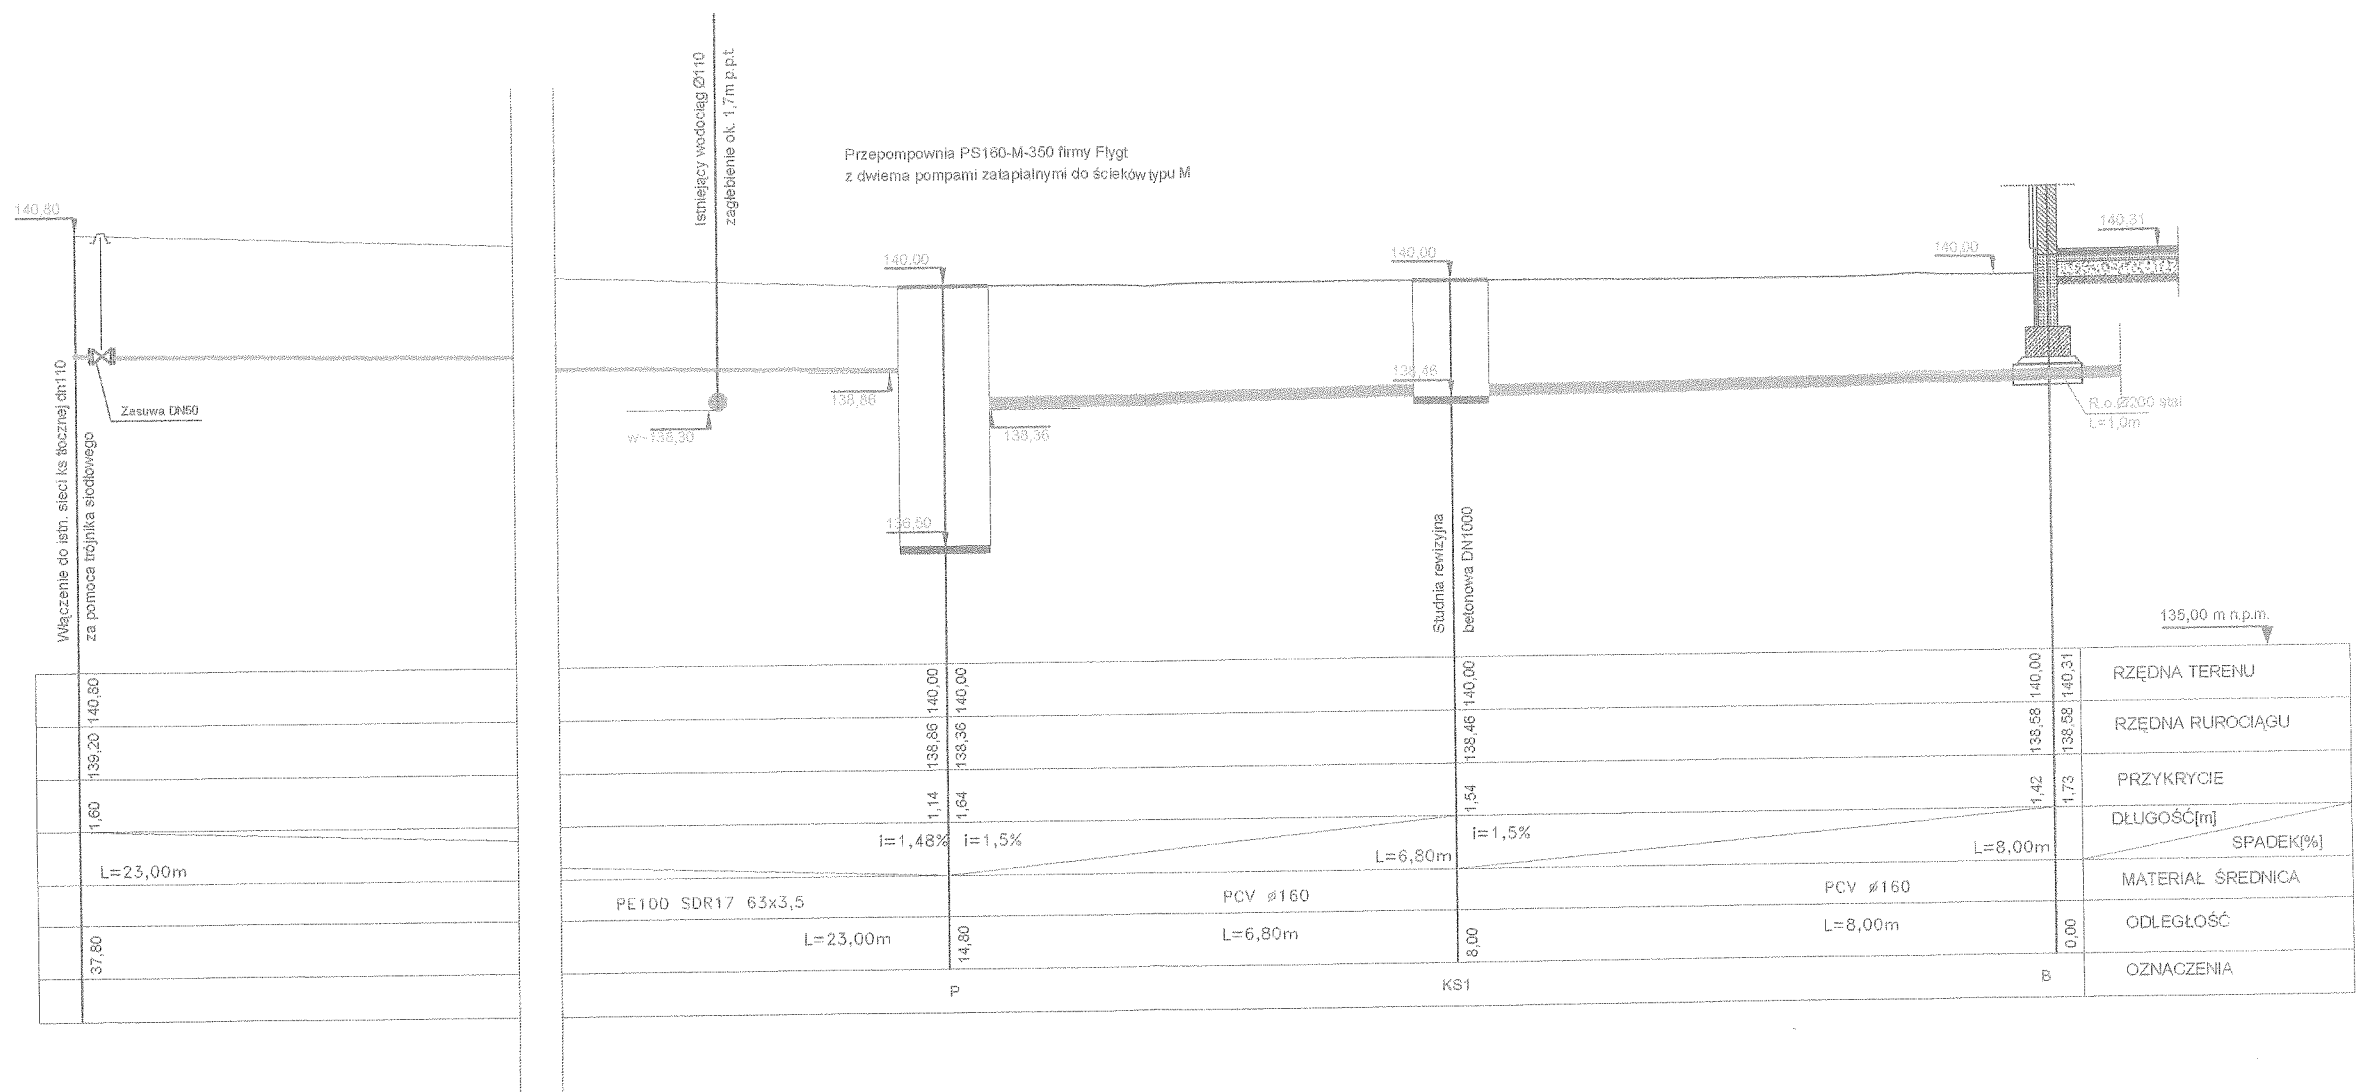


Nazwa obiektu: BUDYNEK Z MIESZKANIAMI SOCJALNYMI		
PROBUD ul. Jagiellończyka 16 14-200 Ława tel. (89) 644 80 93 LICENCJA: InteliCAD ID Klienta: #1390336	PROJEKTOWAŁ: mgr inż. Tomasz Starczewski upr. bud. nr 6/95/OL OPRACOWAŁ: inż. Joanna Bałdyga	SPRAWDZIŁ: mgr inż. mgr inż. Robert Błazek upr. bud. WAM/0021/PWOS/08
INWESTOR: GMINA BISKUPIEC AL. NIEPODLEGŁOŚCI 2 11-300 BISKUPIEC BRANŻA: SANIT.	ADRES INWESTYCJI: Miasto: Biskupiec Obręb: Czerwinka Nr dz. 24 DATA: 09.2010r.	TYTUŁ RYS: PRZYŁĄCZE KAN. SANITARNEJ - profil SKALA: 1:100 NR RYS: 3

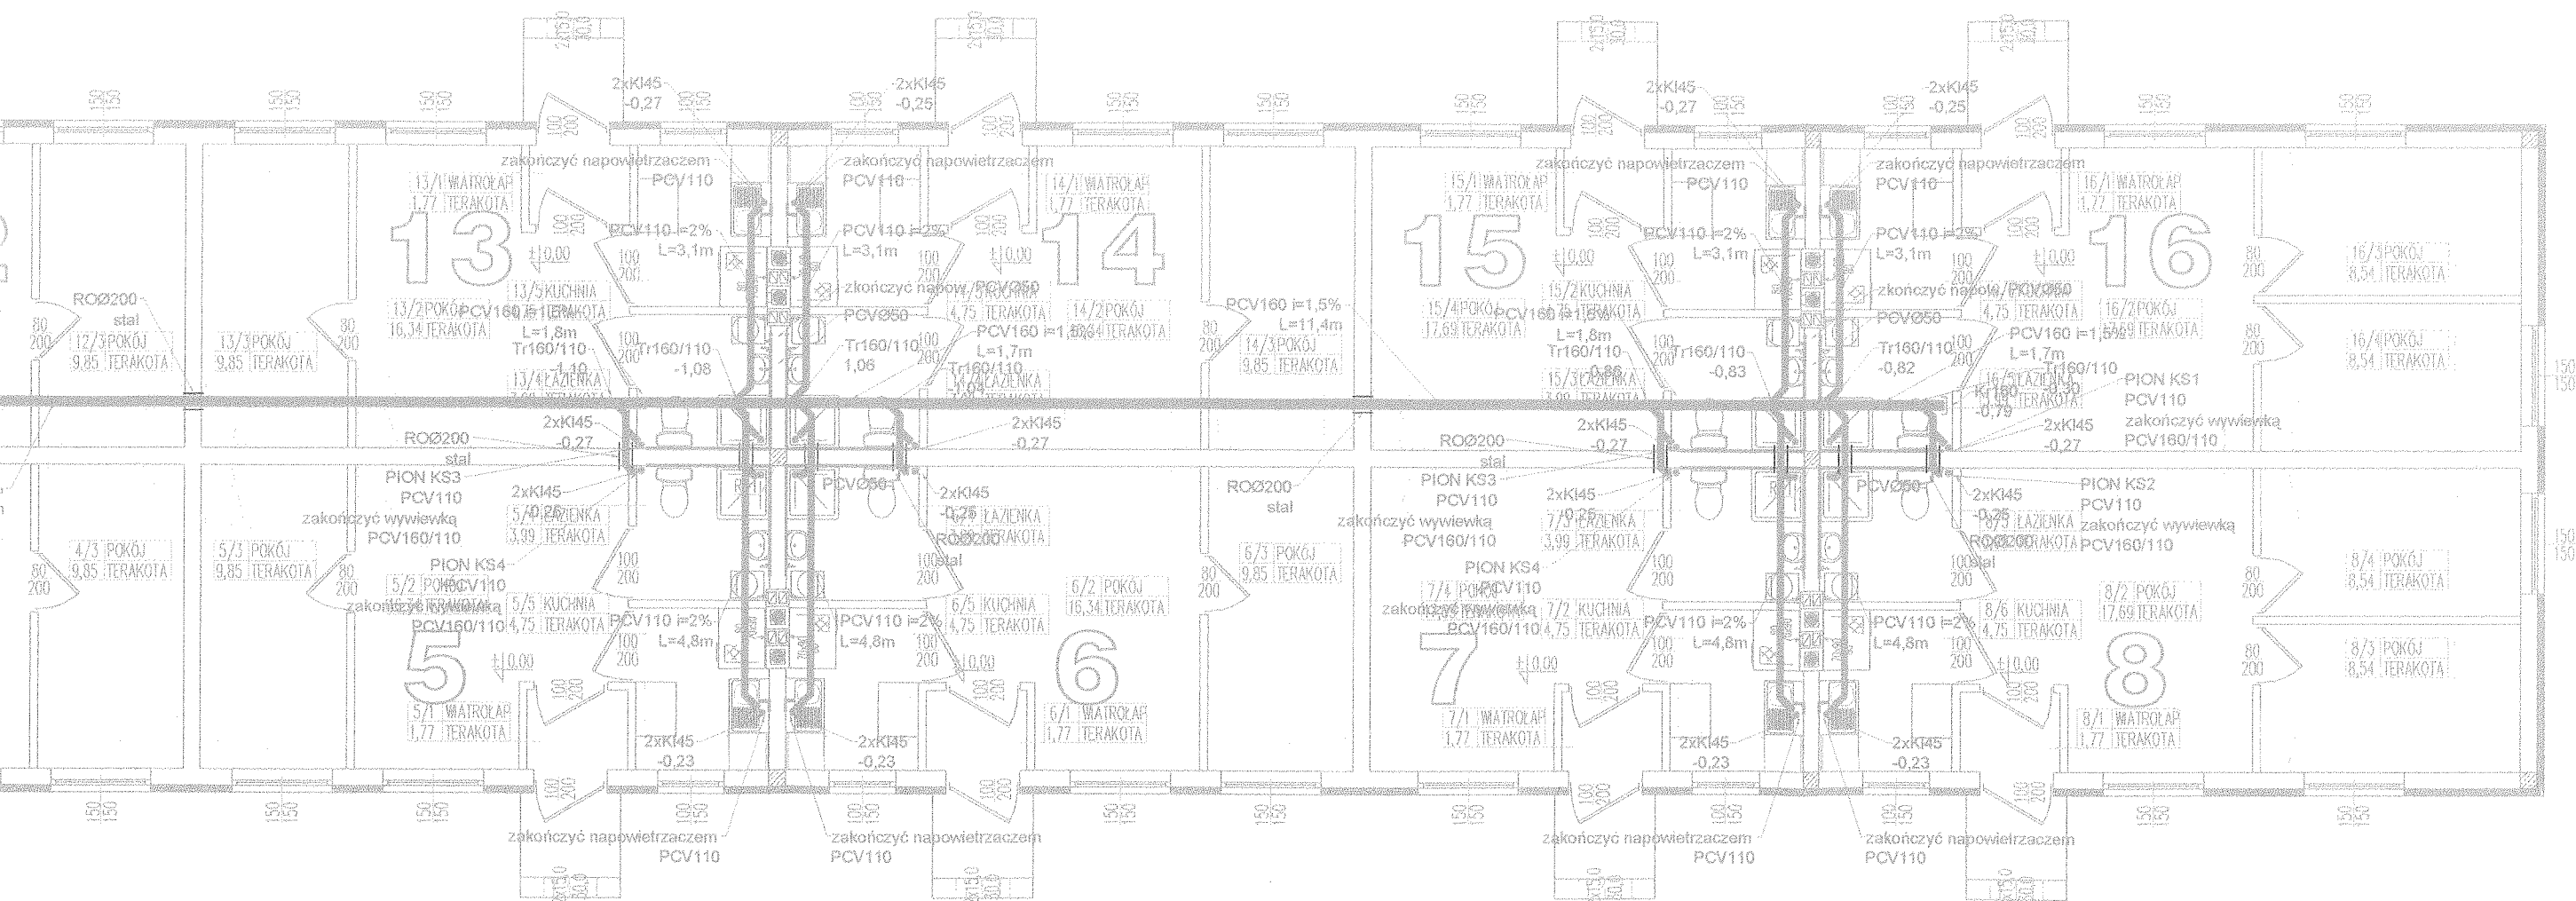

Nazwa obiektu: BUDYNEK Z MIESZKANIAMI SOCJALNYMI			
PROBUD ul. Jagiellończyka 16 14-200 Iława tel. (89) 644 80 93 LICENCJA: InteliCAD ID klienta: #1390336	PROJEKTOWAŁ: mgr inż. Tomasz Starczewski upr. bud. nr 6/95/OL		SPRAWDZIŁ: mgr inż. mgr inż. Robert Błażek upr. bud. WAM/0021/PWOS/08
	OPRACOWAŁ: inż. Joanna Bałdyga		TYTUŁ RYS: INSTALACJA KAN. SANITARNEJ - rzut
INWESTOR: GMINA BISKUPIEC AL. NIEPODLEGŁOŚCI 2 11-300 BISKUPIEC BRANŻA: SANIT.	ADRES INWESTYCJI: Miasto: Biskupiec Obręb: Czerwonka Nr dz. 24	DATA: 09.2010r.	SKALA: 1:100 NR RYS: 5

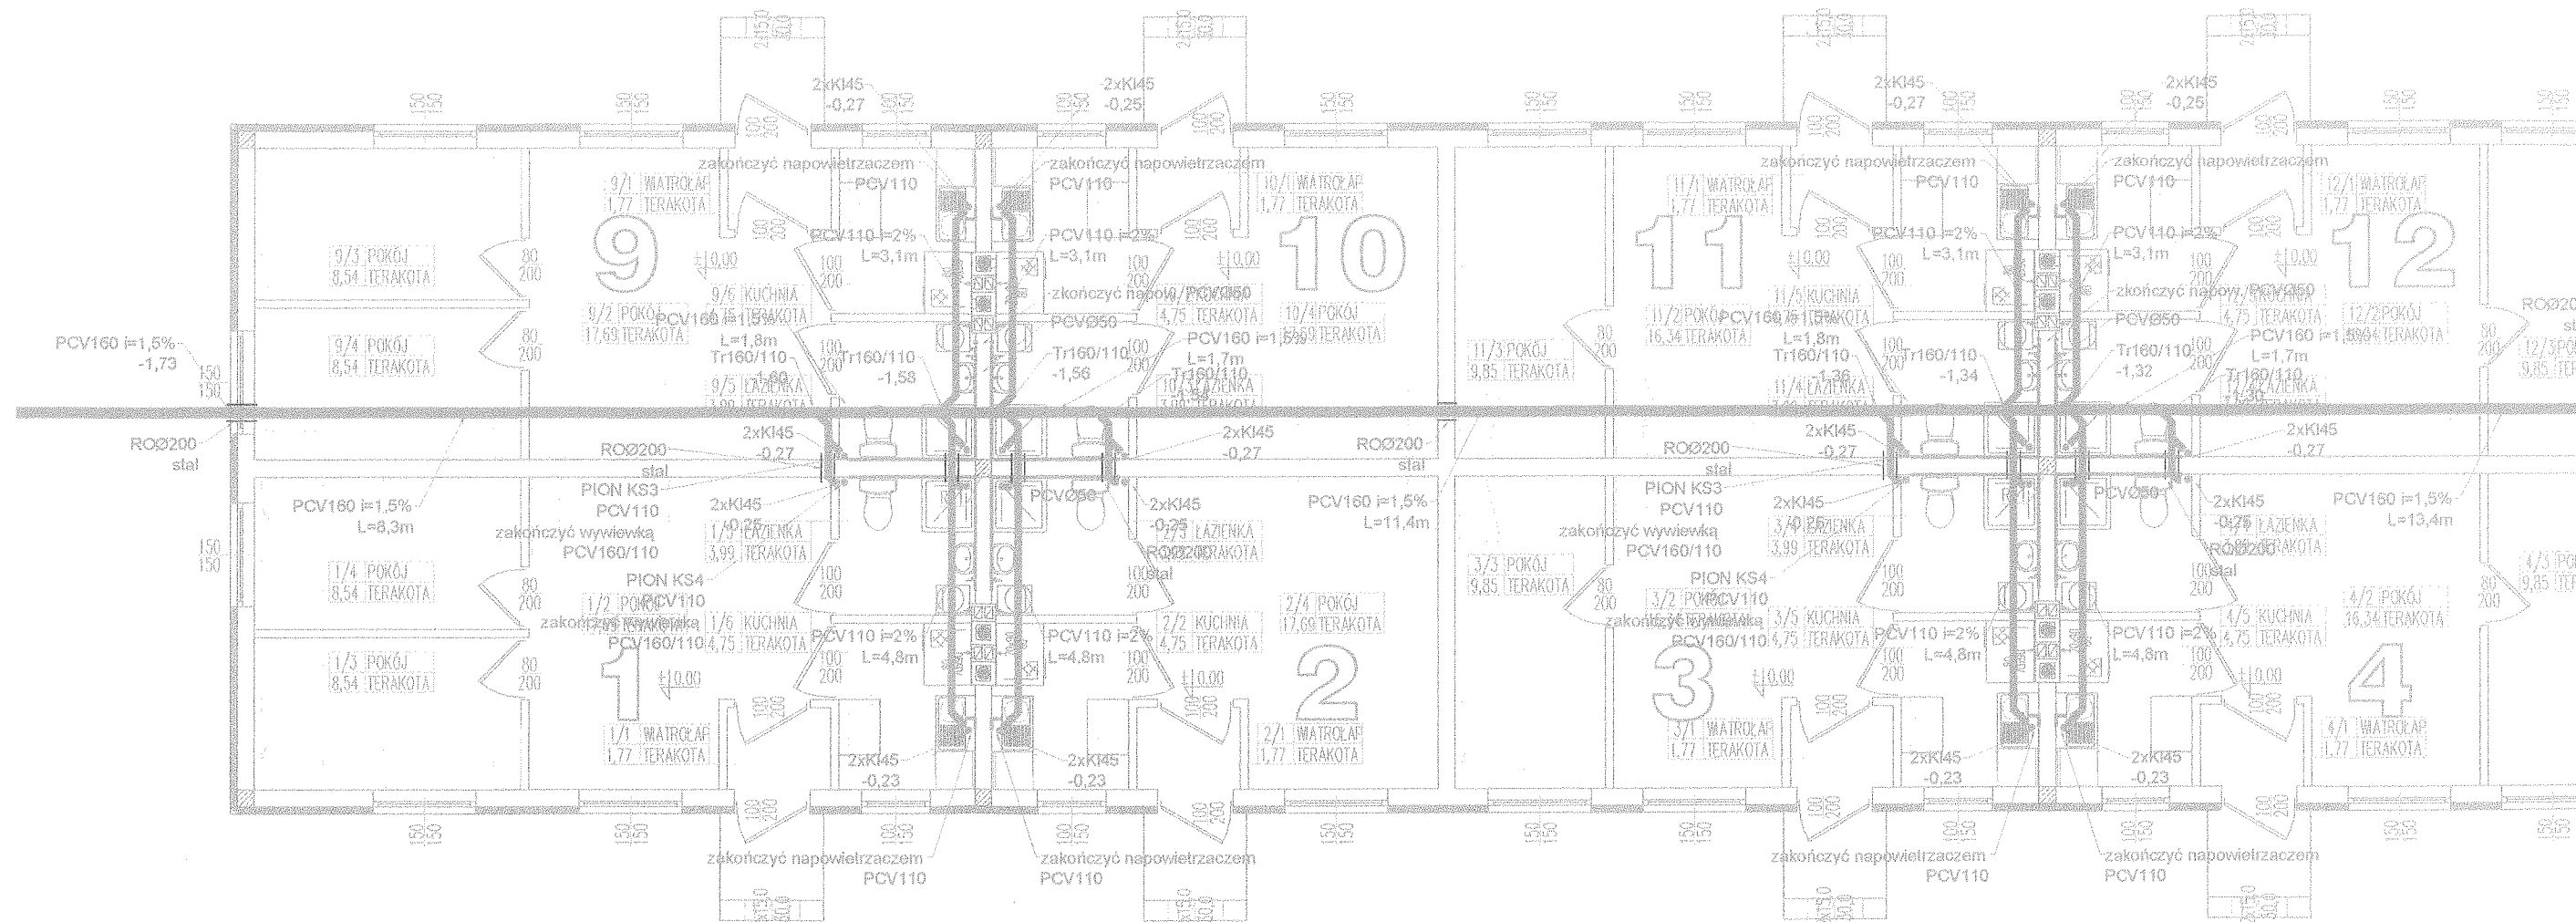

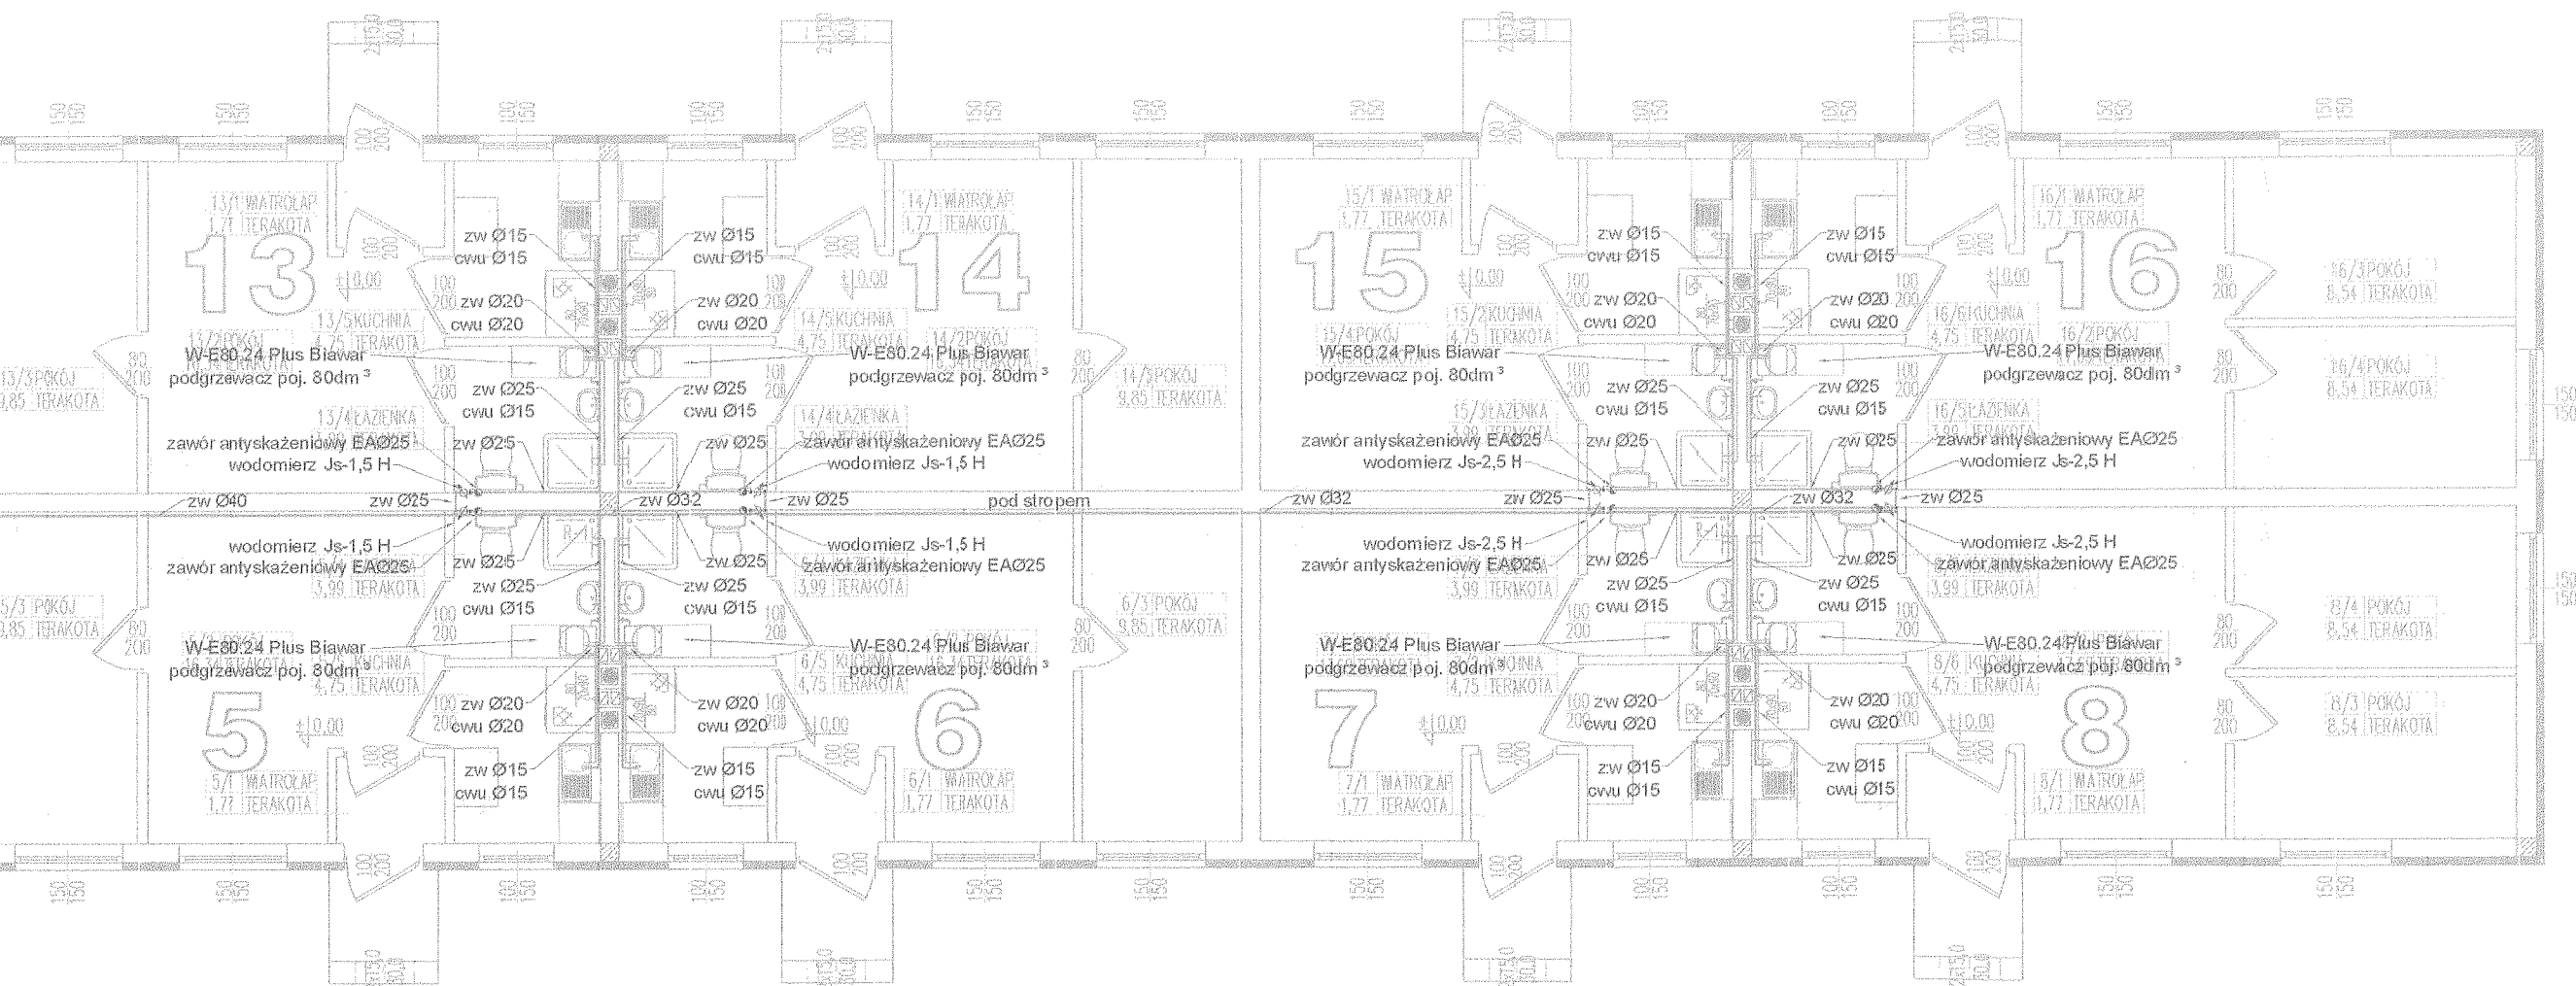

Nazwa obiektu: BUDYNEK Z MIESZKANIAMI SOCJALNYMI		
PROBUD ul. Jagiellończyka 16 14-200 Iława tel. (89) 644 80 93 LICENCJA: InteliCAD ID klienta: #1390336	PROJEKTOWAŁ: mgr inż. Tomasz Starczewski upr. bud. nr 6/95/OL	SPRAWDZIŁ: mgr inż. mgr inż. Robert Białek upr. bud. WAM/0021/PWOS/08
	OPRACOWAŁ: inż. Joanna Baldyga	
INWESTOR: GMINA BISKUPIEC AL. NIEPODLEGŁOŚCI 2 11-300 BISKUPIEC BRANŻA: SANIT.	ADRES INWESTYCJI: Miasto: Biskupiec Obręb: Czerwinka Nr dz. 24 DATA: 09.2010r.	TYTUŁ RYS: INSTALACJA Z.W. i C.W.U. - rzut SKALA: 1:100 NR RYS: 6

