


- A - Plafoniera SYLENI 1030 1x60W
 B - Plafoniera SYLENI 1130 2x60W
 C - Plafoniera hermetyczna KIRA DL-75
 D - Oprawa halogenowa z czujnikiem ruchu

- LEGENDA:
- w łazience stosować osprzęt szczelny IP 44
 - w łazience i kuchni wykonać miejscowe połączenia wyrównawcze
 - wyłączniki instalować na wysokości 1,4 m od podłogi
 - gniazda w łazienkach, kuchni na wysokości 1,2 m od podłogi
 - gniazda w pokojach na wysokości 0,3 m od podłogi
 - przewody układać pod tynkiem, izolacja 750V


Nazwa obiektu: BUDYNEK Z MIESZKANAMI SOCJALNYMI			
PROBUD ul. Jagiellończyka 16 14-200 Iława tel.(99) 644 80 93 LICENCJA: IntelCAD ID klienta : #1390336	PROJEKTOWAŁ: Int. Sylwester Regiśniewicz upr.zbud. 104/88/KOL	SPRAWDZIŁ: [Signature]	
	INWESTOR: Gmina Biskupiec Ul. Al. Niepodległości 4 11-500 Biskupiec		
ADRES INWESTYCJI: Gmina: Biskupiec Obręb: Czerwono Nr dz.: 24		TYTUŁ RYS: Rzut przyziemia	
BRANŻA: ELEKTR.	DATA: 07.2010r.	SKALA: 1:100	NR RYS: E-1

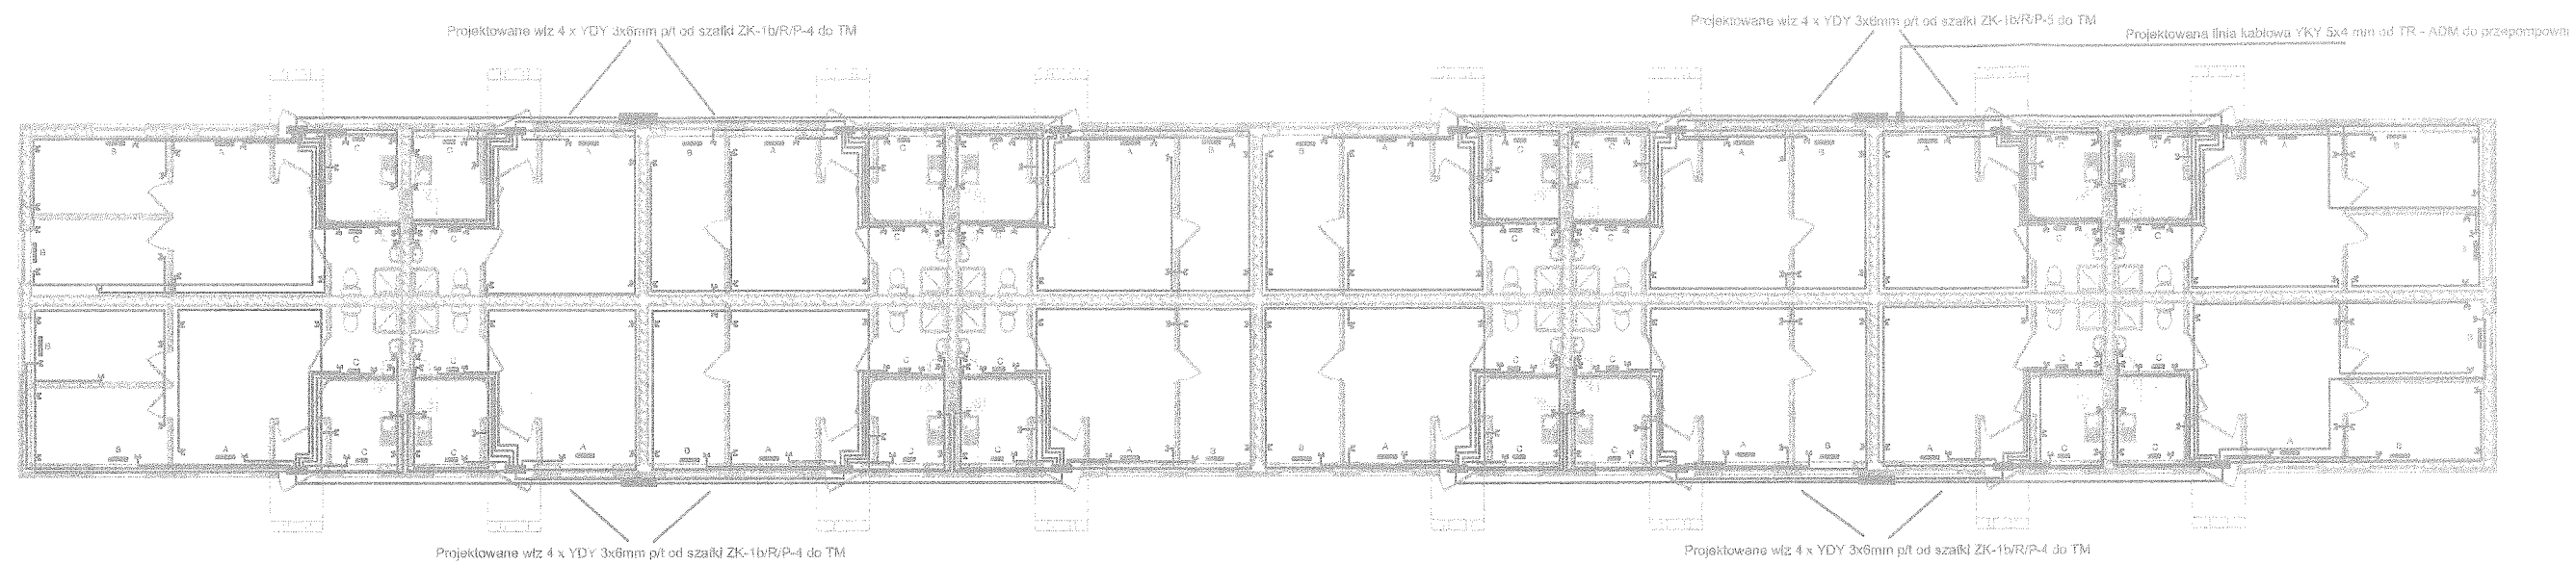

A - Grzejnik elektryczny konwektorowy 1500W
B - Grzejnik elektryczny konwektorowy 1000W
C - Grzejnik elektryczny konwektorowy 500W
ZK-1b/R/P4, ZK-1b/R/P5 - szafki łączowo-pomiarowe wg.
oddzielnego opracowania Energa SA Sp.z o.o.
TR-ADM - rozdzielnia wolnostojąca odwodów ADM

- LEGENDA:
- w łazience słoować osprzęt szczelny IP 44
 - w łazience i kuchni wykonać miejscowe połączenia wyrównawcze
 - wyłączniki instalować na wysokości 1,4 m od podłogi
 - gniazda w łazienkach, kuchni na wysokości 1,2 m od podłogi
 - gniazdo do bojlera i piecokuchni na wysokości 2,0 m od podłogi
 - gniazda w pokojach na wysokości 0,3 m od podłogi
 - przewody układać pod tynkiem, izolacja 750V

Nazwa obiektu: BUDYNEK Z MIESZKANAMI SOCJALNYMI			
PROBUD ul. Jagiellończyka 16 14-200 Iwowa tel.(89) 644 80 93 LICENCJA: intelCAD ID klienta : #1390336	PROJEKTOWAŁ:	SPRZĄDZIŁ:	
	Ind. Sylwester Rączkiewicz (dot. bud. 104/89/OL)		
	INWESTOR: Gmina Biskupiec Ul. Al. Niepodległości 4 11-300 Biskupiec	ADRES INWESTYCJI: Gmina: Biskupiec Obręb: Czerwinka Nr dz.: 24	TYTUŁ RYS. Rzut przyziemia
BRANŻA: ELEKTR.	DATA: 07.2010r.	SKALA: 1:100	NR RYS: E- 2

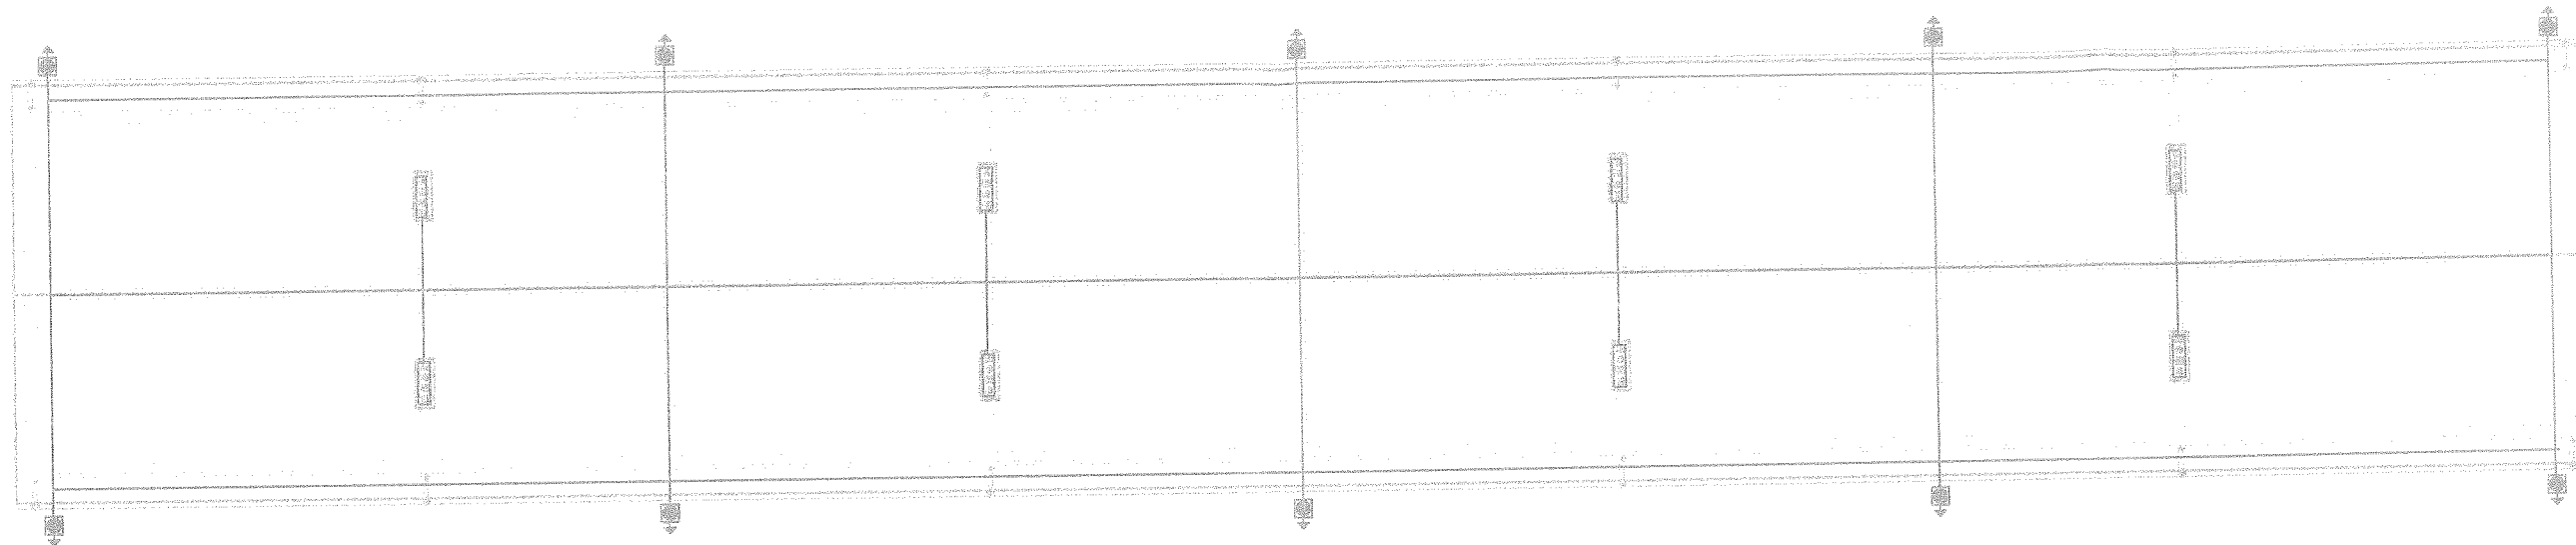

- LEGENDA:
- instalacja odgromowa wykonać jako nienaprężoną
 - zwody poziome i przewody odprowadzające wykonać z drutu DFeZn II 8
 - zwody odprowadzające w warstwie styropianu w rurce karbowanej niepalnej II 22
 - złącza kontrolne w skrzynce do elewacji
 - do zwodów podłączyć przewody z obróbki dachu
 - przewody uziomowe wykonać z bednarki FeZn Z5x4

Nazwa obiektu: BUDYNEK Z MIESZKANAMI SOCJALNYMI		
PROBUD ul Jagiellończyka 16 14-200 Hawa tel.(89) 844 80 93 LICENCJA: IntelCAD ID klienta : #1390336	PROJEKTOWAŁ: Inż. Sylwester Rączkowski upr.bud. 104/89/IC	SPRAWDZIŁ:
	INWESTOR: Gmina Biskupiec ul. Al. Niepodległości 4 11-300 Biskupiec	TYTUŁ RYS: Rzut dachu
ADRES INWESTYCJI: Gmina: Biskupiec Obręb: Czerwanka Nr dz.: 24	DATA: 07.2010r.	SKALA: 1:100 NR RYS: E-3
BRANŻA: ELEKTR.		