




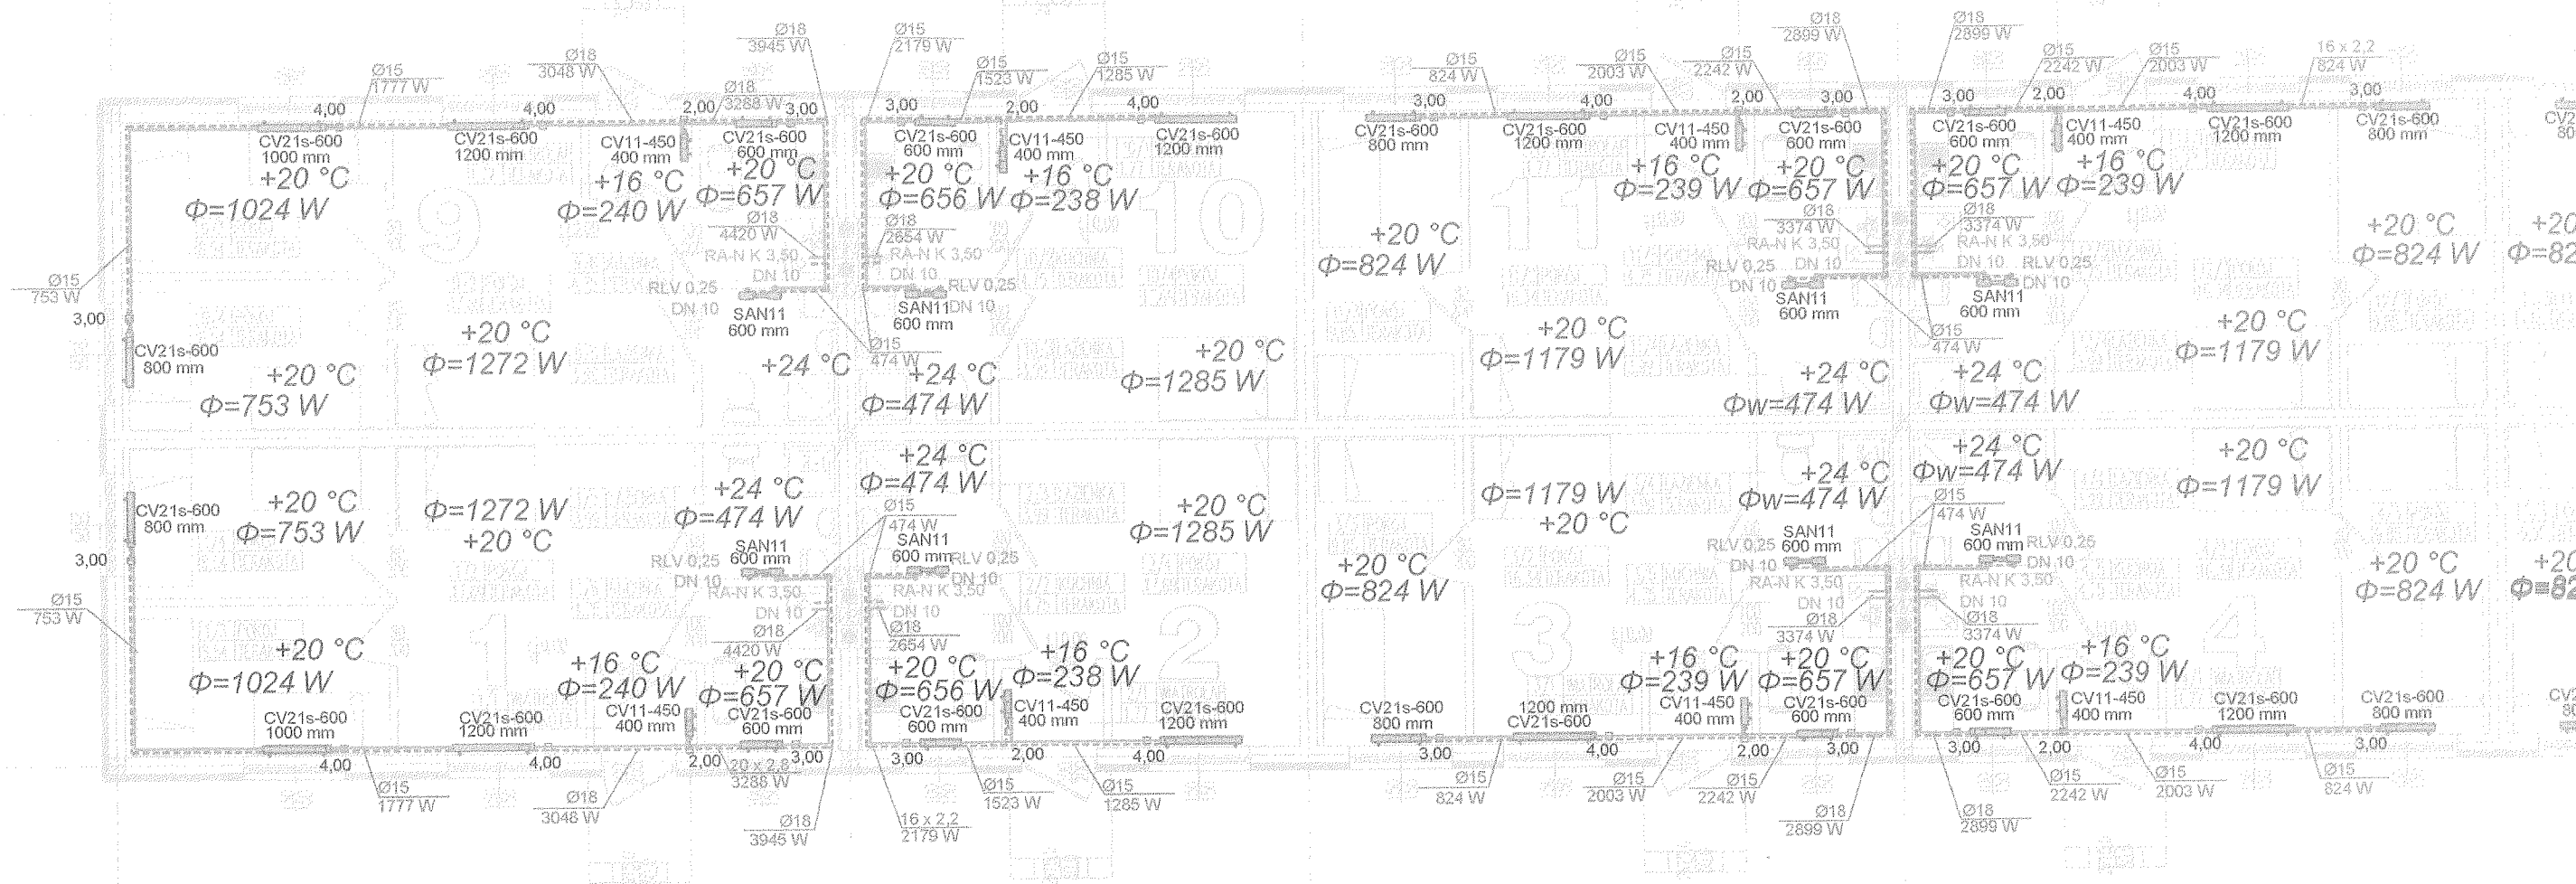


MIESZKANIE NR 1, 8, 9 i 16

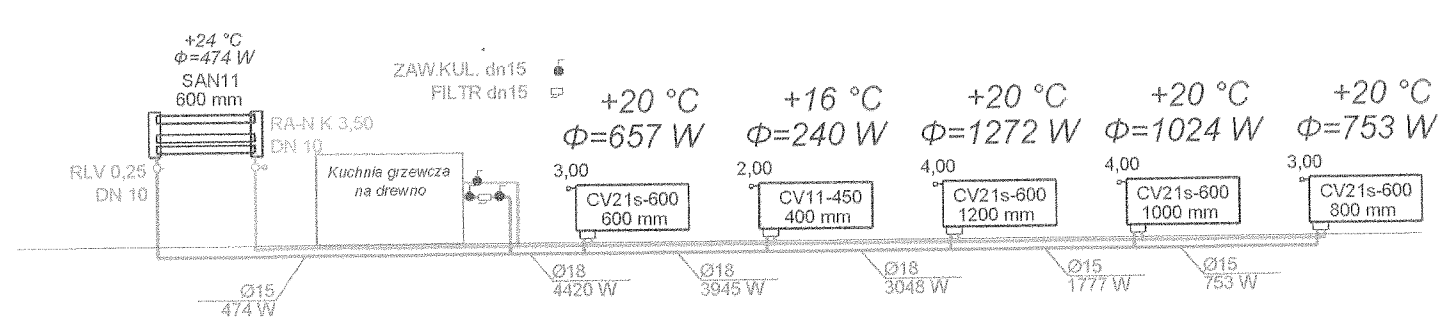

MIESZKANIE NR 2, 7, 10


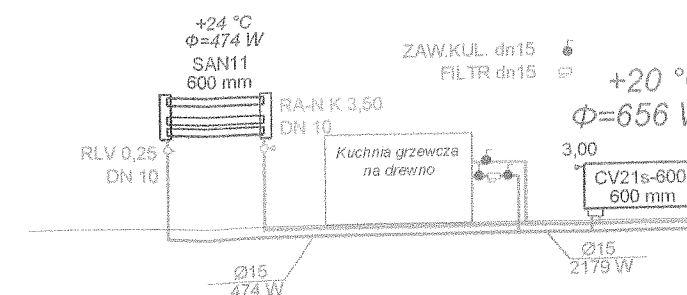


UWAGA:
1. Podłączenie do kuchenki według wytycznych producenta kuchni grzewczej

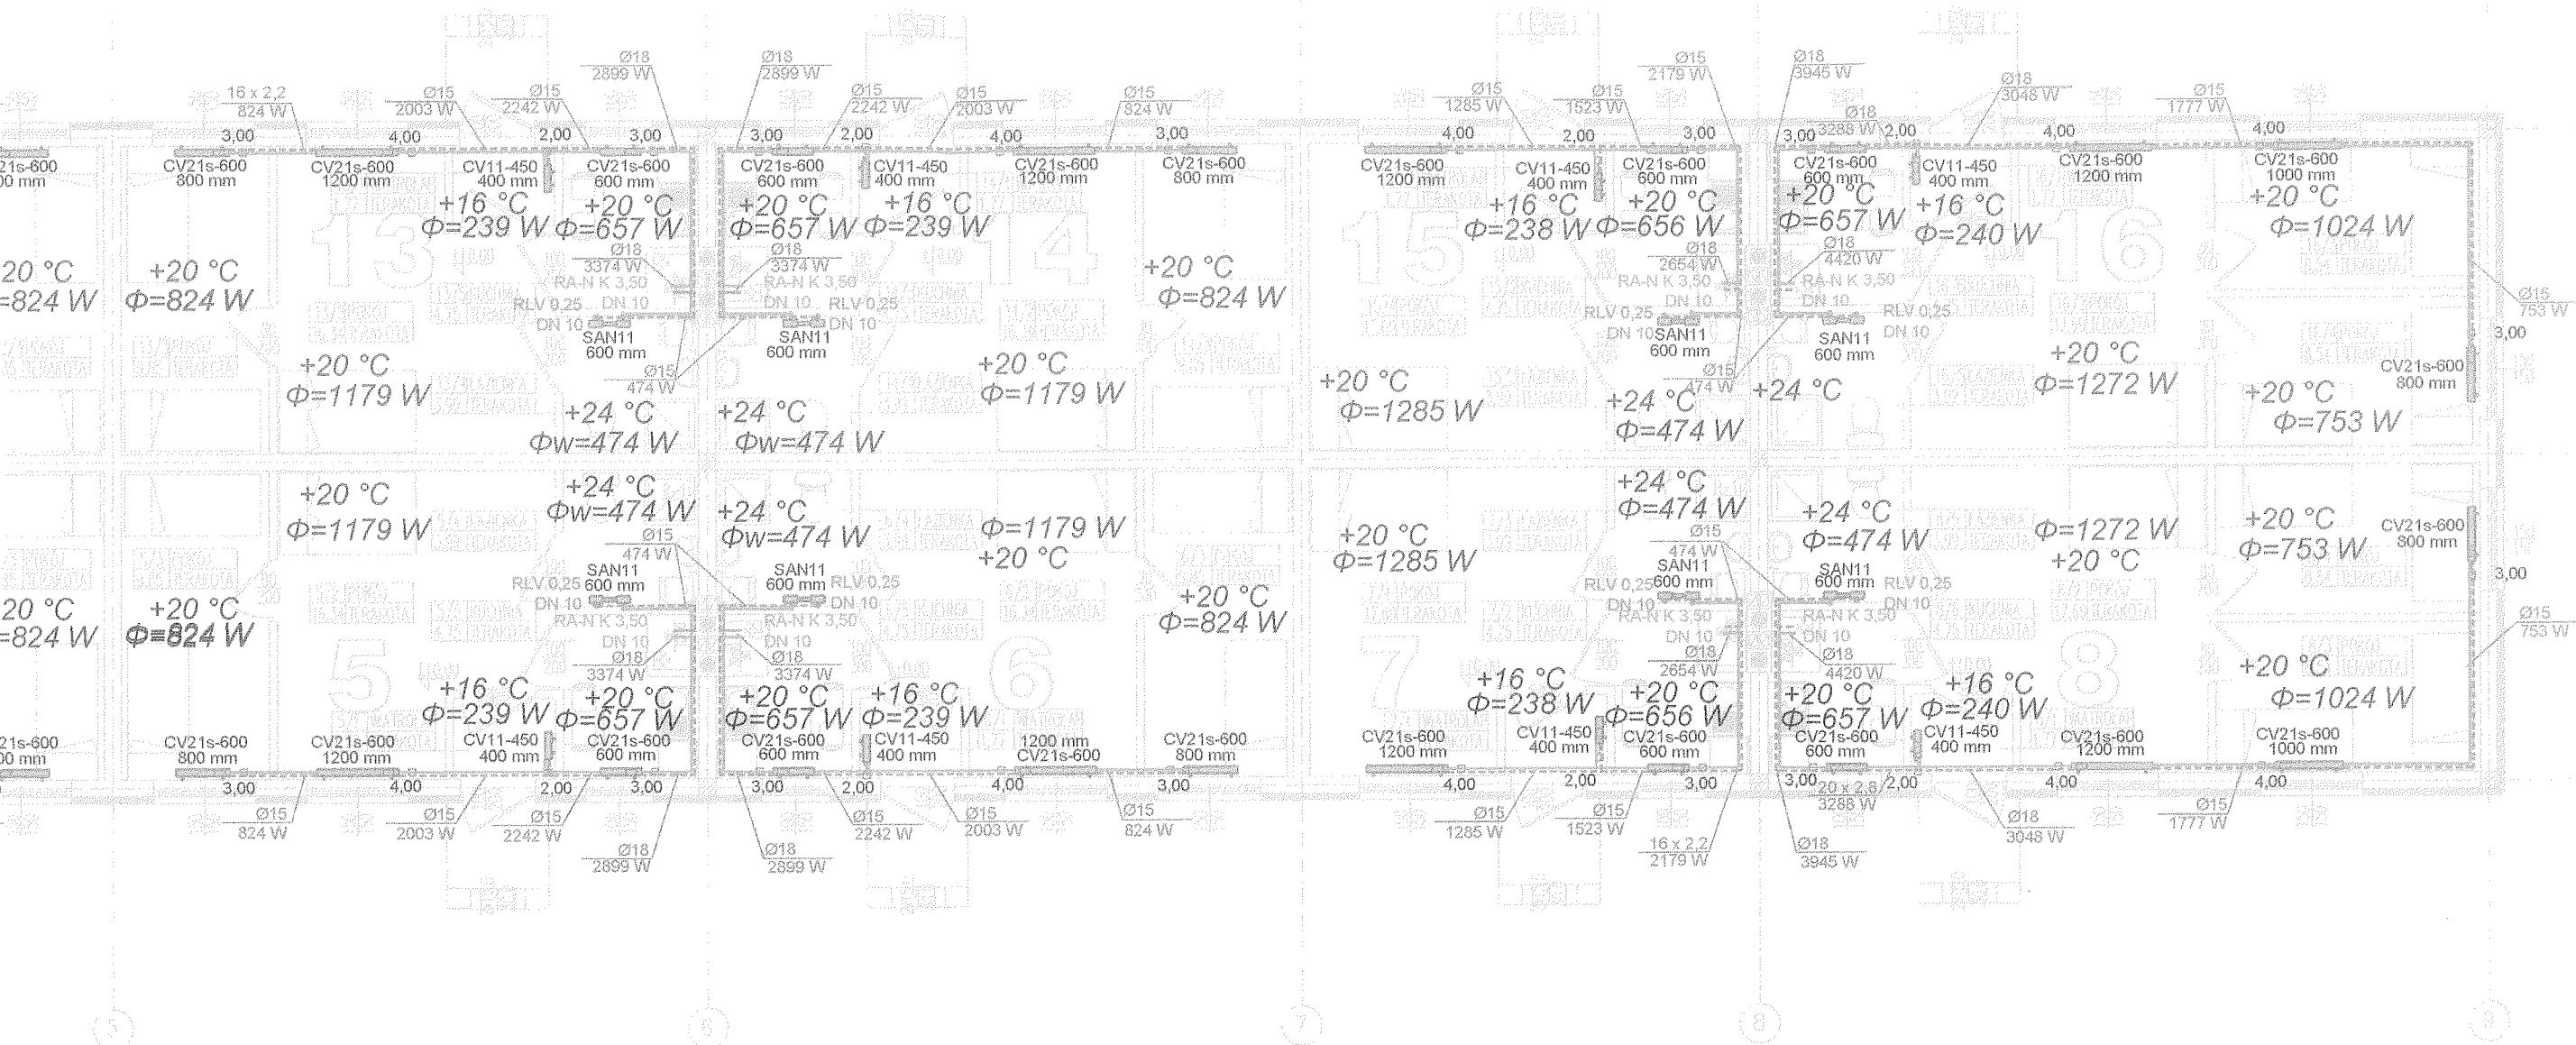

ANIE NR 2, 7, 10 i 15

MIESZKANIE NR 3, 4, 5, 6, 11, 12, 13 i 14

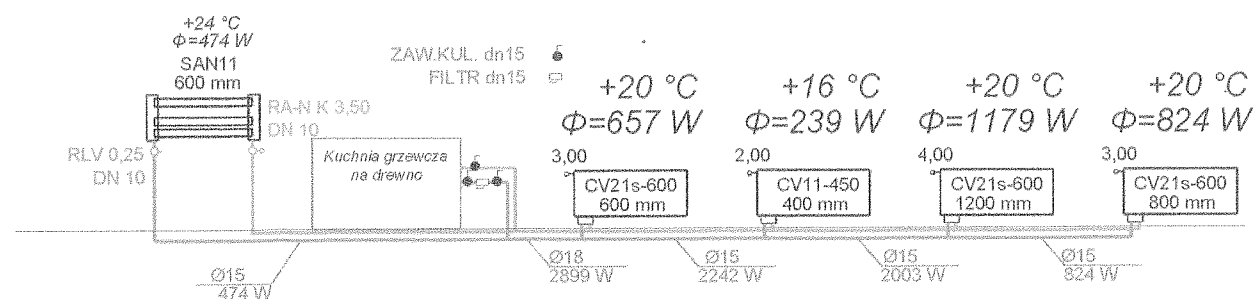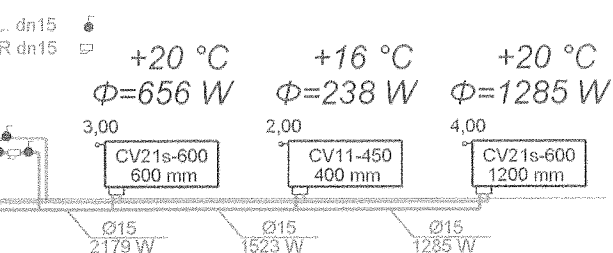

UWAGA!!!
W każdym pomieszczeniu kuchni wykonać kratkę wentylacji nawiewnej pod oknem zewnętrznym o przekroju przewłtu min. $P=100\text{cm}^2$ tj. $12 \times 12\text{cm}$ oraz osiolkować dwustronnie.

Nazwa obiektu:			
BUDYNEK Z MIESZKANAMI SOCJALNYMI			
PROBUD ul. Jagiellończyka 16 14-200 Ilawa tel.(89) 644 80 93 LICENCJA: InteliCAD ID klienta :#1390336	PROJEKTOWAŁ: mgr inż. Tomasz Starczewski upr. bud. nr 6/95/OL		SPRAWDZIŁ: mgr inż. mgr inż. Robert Błażek upr. bud. WAM/0021/PWOS/08
	OPRACOWAŁ: inż. Joanna Bałdyga		
INWESTOR: GMINA BISKUPIEC AL. NIEPODLEGŁOŚCI 2 11-300 BISKUPIEC	ADRES INWESTYCJI: Miasto: Biskupiec Obręb: Czerwonka Nr dz. 24	TYTUŁ RYS: INSTALACJA C.O. - rzut i rozwinięcie	
BRANŻA: SANIT.	DATA: 09.2010r.	SKALA: 1:100	NR RYS: 4