


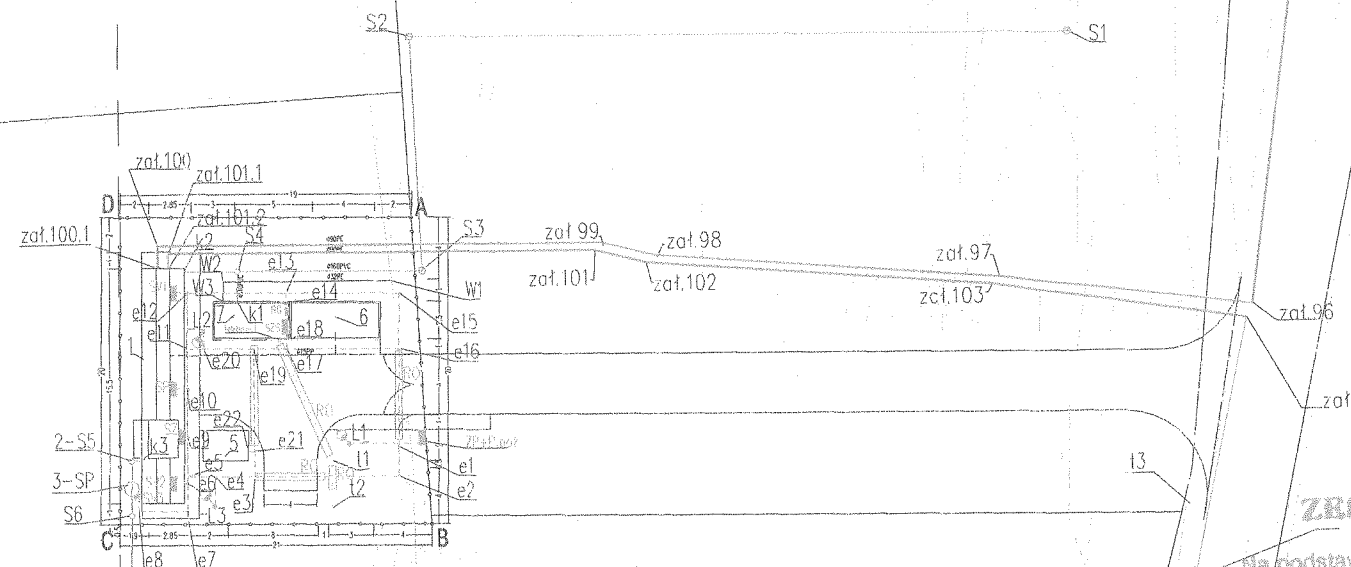

- LEGENDA:
1 Zbiornik oczyszczalni ścieków
2 Studzienka do poboru prób Ø400 (S5)
3 Studzienka pomiarowa Ø1000 (SP)
4 Wylot ścieków oczyszczonych
5 Stánowisko agregatu prądótórczego
6 Stacja dmuchaw
7 Kontener socjalno-techniczny
8 Ogrodzenie terenu oczyszczalni ścieków

Chodnik - kostka betonowa
Droga

Oświetlenie typu parkowego
Kabel energetyczny
Przyłącze wodociągowe
Kanalizacja grawitacyjna
Kanalizacja tłoczna
Kabel TPSA (XzTKMxpw 2x2x0.8)
RURA OCHRONNA NA KABELE Ø110

STAROSTWO POWIATOWE w OLSZTYNIE
ZESPÓŁ UZGADNIANIA DOKUMENTACJI PROJEKTOWEJ
10-516 Olsztyn, Plac Bema 5
tel. 105

ZESPÓŁ UZGODNIANIANYCH DOKUMENTACJI
zot. 105

10-516 Olsztyn, Plac Bema 5

Nr 240 poz. 2027 z późn. zm.) uzgodniono usytuowanie projektowanych sieci uzbrojenia terenu

sieć kanalizacyjna sanit., sieć elektroenergetyczna oświetlenia, przytoczo,
sieć kanalizacyjna sanit., sieć elektroenergetyczna, wodociągowa, kanał gazowy sanit.,
ciecznik energetyczny do zimnokwe, wodociągowa, parownik.....
sieć kanalizacyjna sanit., sieć elektroenergetyczna, sprężarki, parownik.....

(wyszczególnienie uzgodnionych sieci uzbrojenia terenu)

podana wyliczeniu i geodezyjnej

(rys 6/6)

W razie niezgodności realizacji sieci uzbrojenia terenu z uzgodnionym projektem inwestor zobowiązany jest przedłożyć mapę z wynikami pomiarów powykonawczych właściwemu organowi administracji architektoniczno-budowlanej.

Uzgodnienie usytuowania projektowanych sieci uzbrojenia terenu zachowuje ważność przez okres 3 lat od dnia wydania opinii w sprawie uzasadnienia usytuowania projektowanych sieci uzbrojenia terenu. Uzgodnienie traci ważność w przypadku, o którym mowa w § 13 rozporządzenia Ministra Rozwoju Regionalnego i Budownictwa z dnia 24.04.2001 roku w sprawie geodezyjnej ewidencji sieci uzbrojenia terenu (Dz. U. Nr 38 poz. 455).

GN.II.7445 / 830/2010
(syn. opinii)

Olštyn, dnia 07 08 2010

z up. STAROSTY GMINY SĘPÓLNO
(przewodniczący zespołu)
Emilia Rogińska
Przewodniczący zespołu dyskusyjnego
Dokumentacja Punktu Sędziów

Za zgodność
z oryginałem

SZCZECIŃSKIE
Przedsiębiorstwo Budowlane
Marek Janowski
71-246 Szczecin, ul. A. Zawadzkiego 88/1

Inwestor GMINA BISKUPIEC, al.Niepodległości 2, 11-300 Biskupiec			
Wykonawca SZCZECIŃSKIE PRZEDSIĘBIORSTWO BUDOWLANE ul. Zawadzkiego 88/4, 71-246			
Inwestycja Budowa sieci kanalizacyjnej sanitarnej i kontenerowej oczyszczalni ścieków Kamionka-Mojtyny			
Projektował Krzysztof Imbra Upr. nr 71/Sz/2002 w specjal. instalacyjno-inżynieryjnej		Podpis 	Projektował Tomasz Włócek Upr. nr MAP/0177/PWOE/07 w specjal. intal. w zokr. sieci inst i urządzeń elektr. i energet.
Obiekt OCZYSZCZALNIA ŚCIEKÓW		Treść rys. Projekt zagospodarowania teren	
Data KWIECIEŃ 2010	Stadium ZUD	Skala 1:500	Nr rys. 6 