


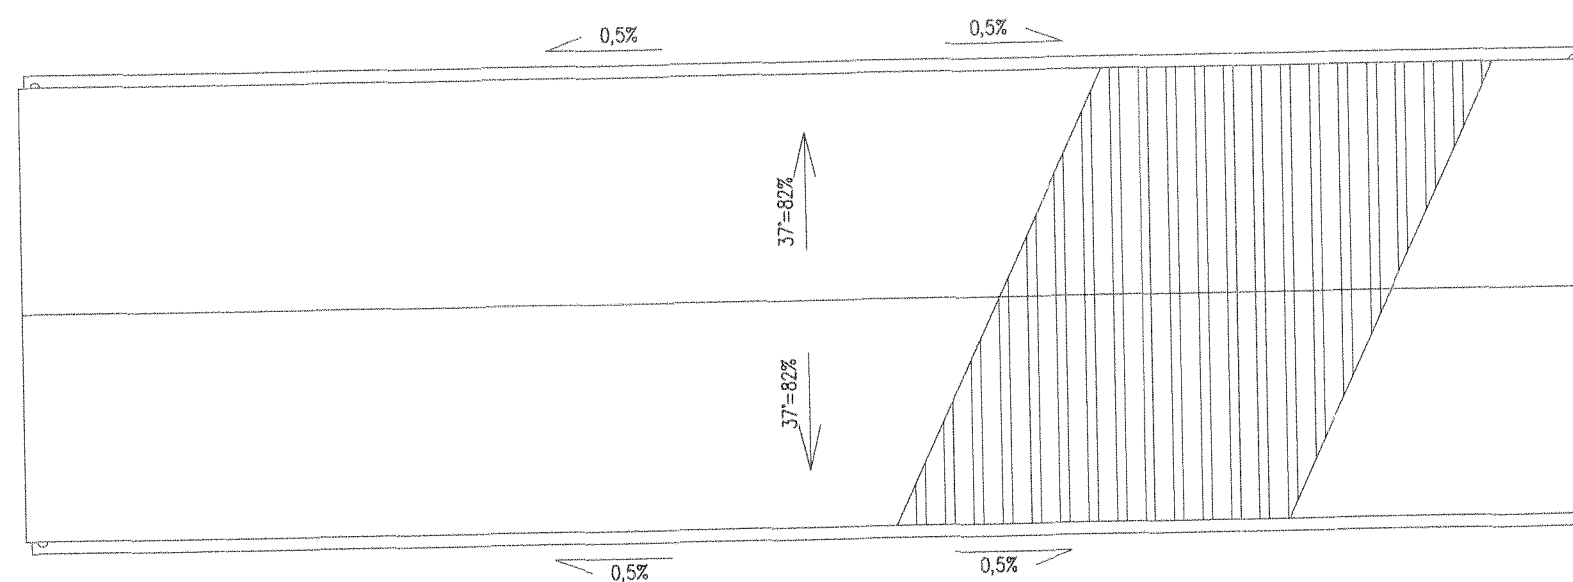

Inwestor GMINA BISKUPIEC, al.Niepodległości 2, 11-300 Biskupiec				
Wykonawca SZCZECIŃSKIE PRZEDSIĘBIORSTWO BUDOWLANE ul. Zawadzkiego 88/4, 71-246				
Inwestycja Budowa sieci kanalizacyjnej sanitarnej i kontenerowej oczyszczalni ścieków Kamionka-Mojłyny				
Projektował Patrycjusz Szewczyk Upr. nr 12/ZPOIA/2005 w specjal. arch. bez ograniczeń		Podpis 	Projektował Anita Wszołkowska Szewczyk Upr. nr 14/ZPOIA/2005 w specjal. arch. bez ograniczeń	
Obiekt Kontener socjalno-techniczny			Treść rys. Rzut dachu	
Data CZERWIEC 2010	Stadium B. ARCHITEKTONICZNA	Stadium PB	Skala 1:50	Nr rys. A/3