




POZIOM 1,00

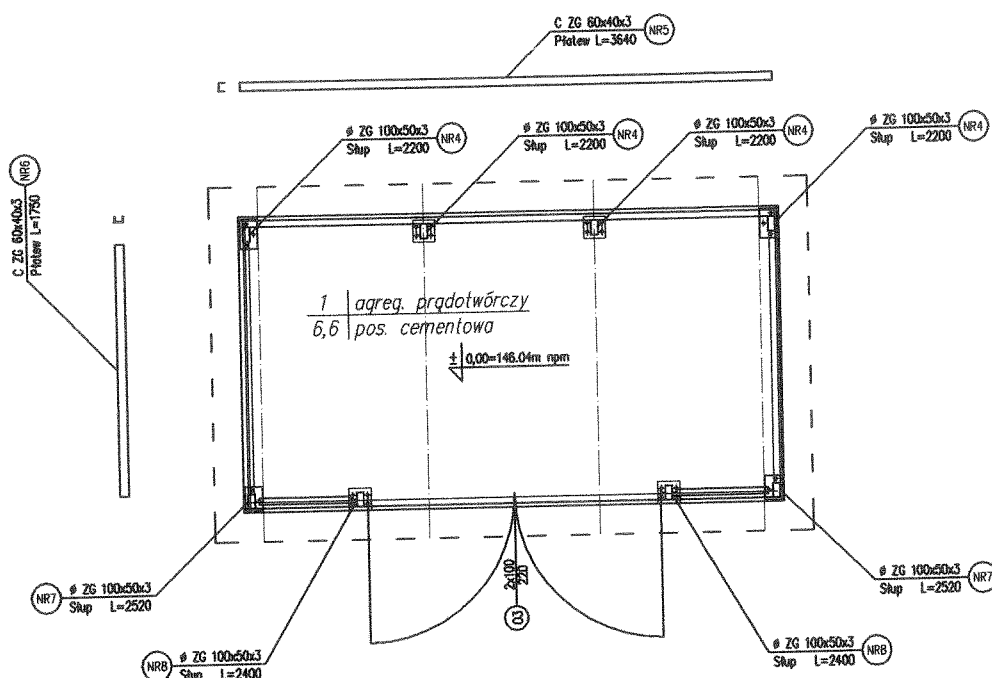

POZIOM 0,00

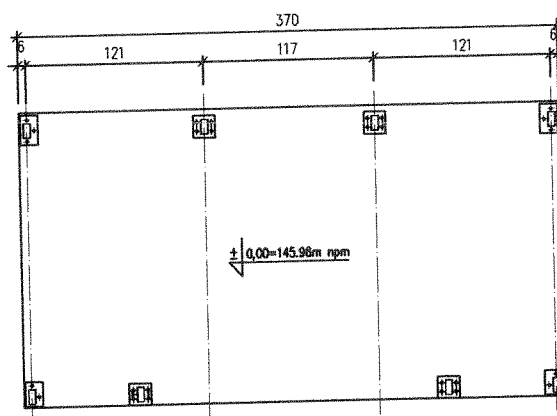

Inwestor GMINA BISKUPIEC, al.Niepodległości 2, 11-300 Biskupiec			
Wykonawca SZCZECIŃSKIE PRZEDSIĘBIORSTWO BUDOWLANE ul. Zawadzkiego 88/4, 71-246			
Inwestycja Budowa sieci kanalizacyjnej sanitarnej i kontenerowej oczyszczalni ścieków Kamionka-Mojłyny			
Projektował Jerzy Świergiel Upr. nr ZAP/0050/POOK/04 w specjal. konstr. bud. bez ograniczeń		Podpis <i>[Signature]</i> Projektował Aleksandra Kozłowska Upr. nr UAN-N-7210/41/04 w specjal. konstr. bud. bez ograniczeń	
Obiekt Wiata na agregat		Treść rys. Rzut przyziemia	
Data CZERWIEC 2010	Stadium B. KONSTRUKCYJNA	Stadium PB	Skala 1:50
			Nr rys. K/2

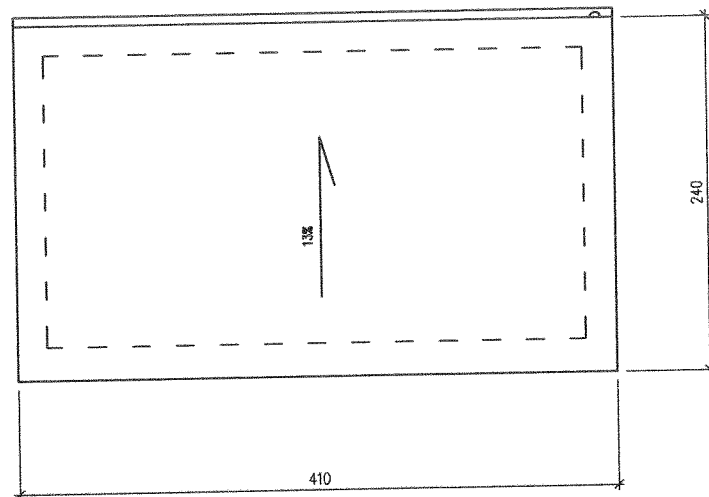

Inwestor GMINA BISKUPIEC, al.Niepodległości 2, 11-300 Biskupiec				
Wykonawca SZCZECIŃSKIE PRZEDSIĘBIORSTWO BUDOWLANE ul. Zawadzkiego 88/4, 71-246				
Inwestycja Budowa sieci kanalizacyjnej sanitarnej i kontenerowej oczyszczalni ścieków Kamionka-Mojtyny				
Projektował Jerzy Świergiel Upr. nr ZAP/0050/P00K/04 w specjal. konstr. bud. bez ograniczeń		Podpis 	Projektowała Aleksandra Kozłowska Upr. nr UAN-N-7210/41/04 w specjal. konstr. bud. bez ograniczeń	
Obiekt Wiata na agregat			Treść rys. Rzut dachu	
Data CZERWIEC 2010	Stadium B. KONSTRUKCYJNA	Stadium PB	Skala 1:50	Nr rys. K/4