


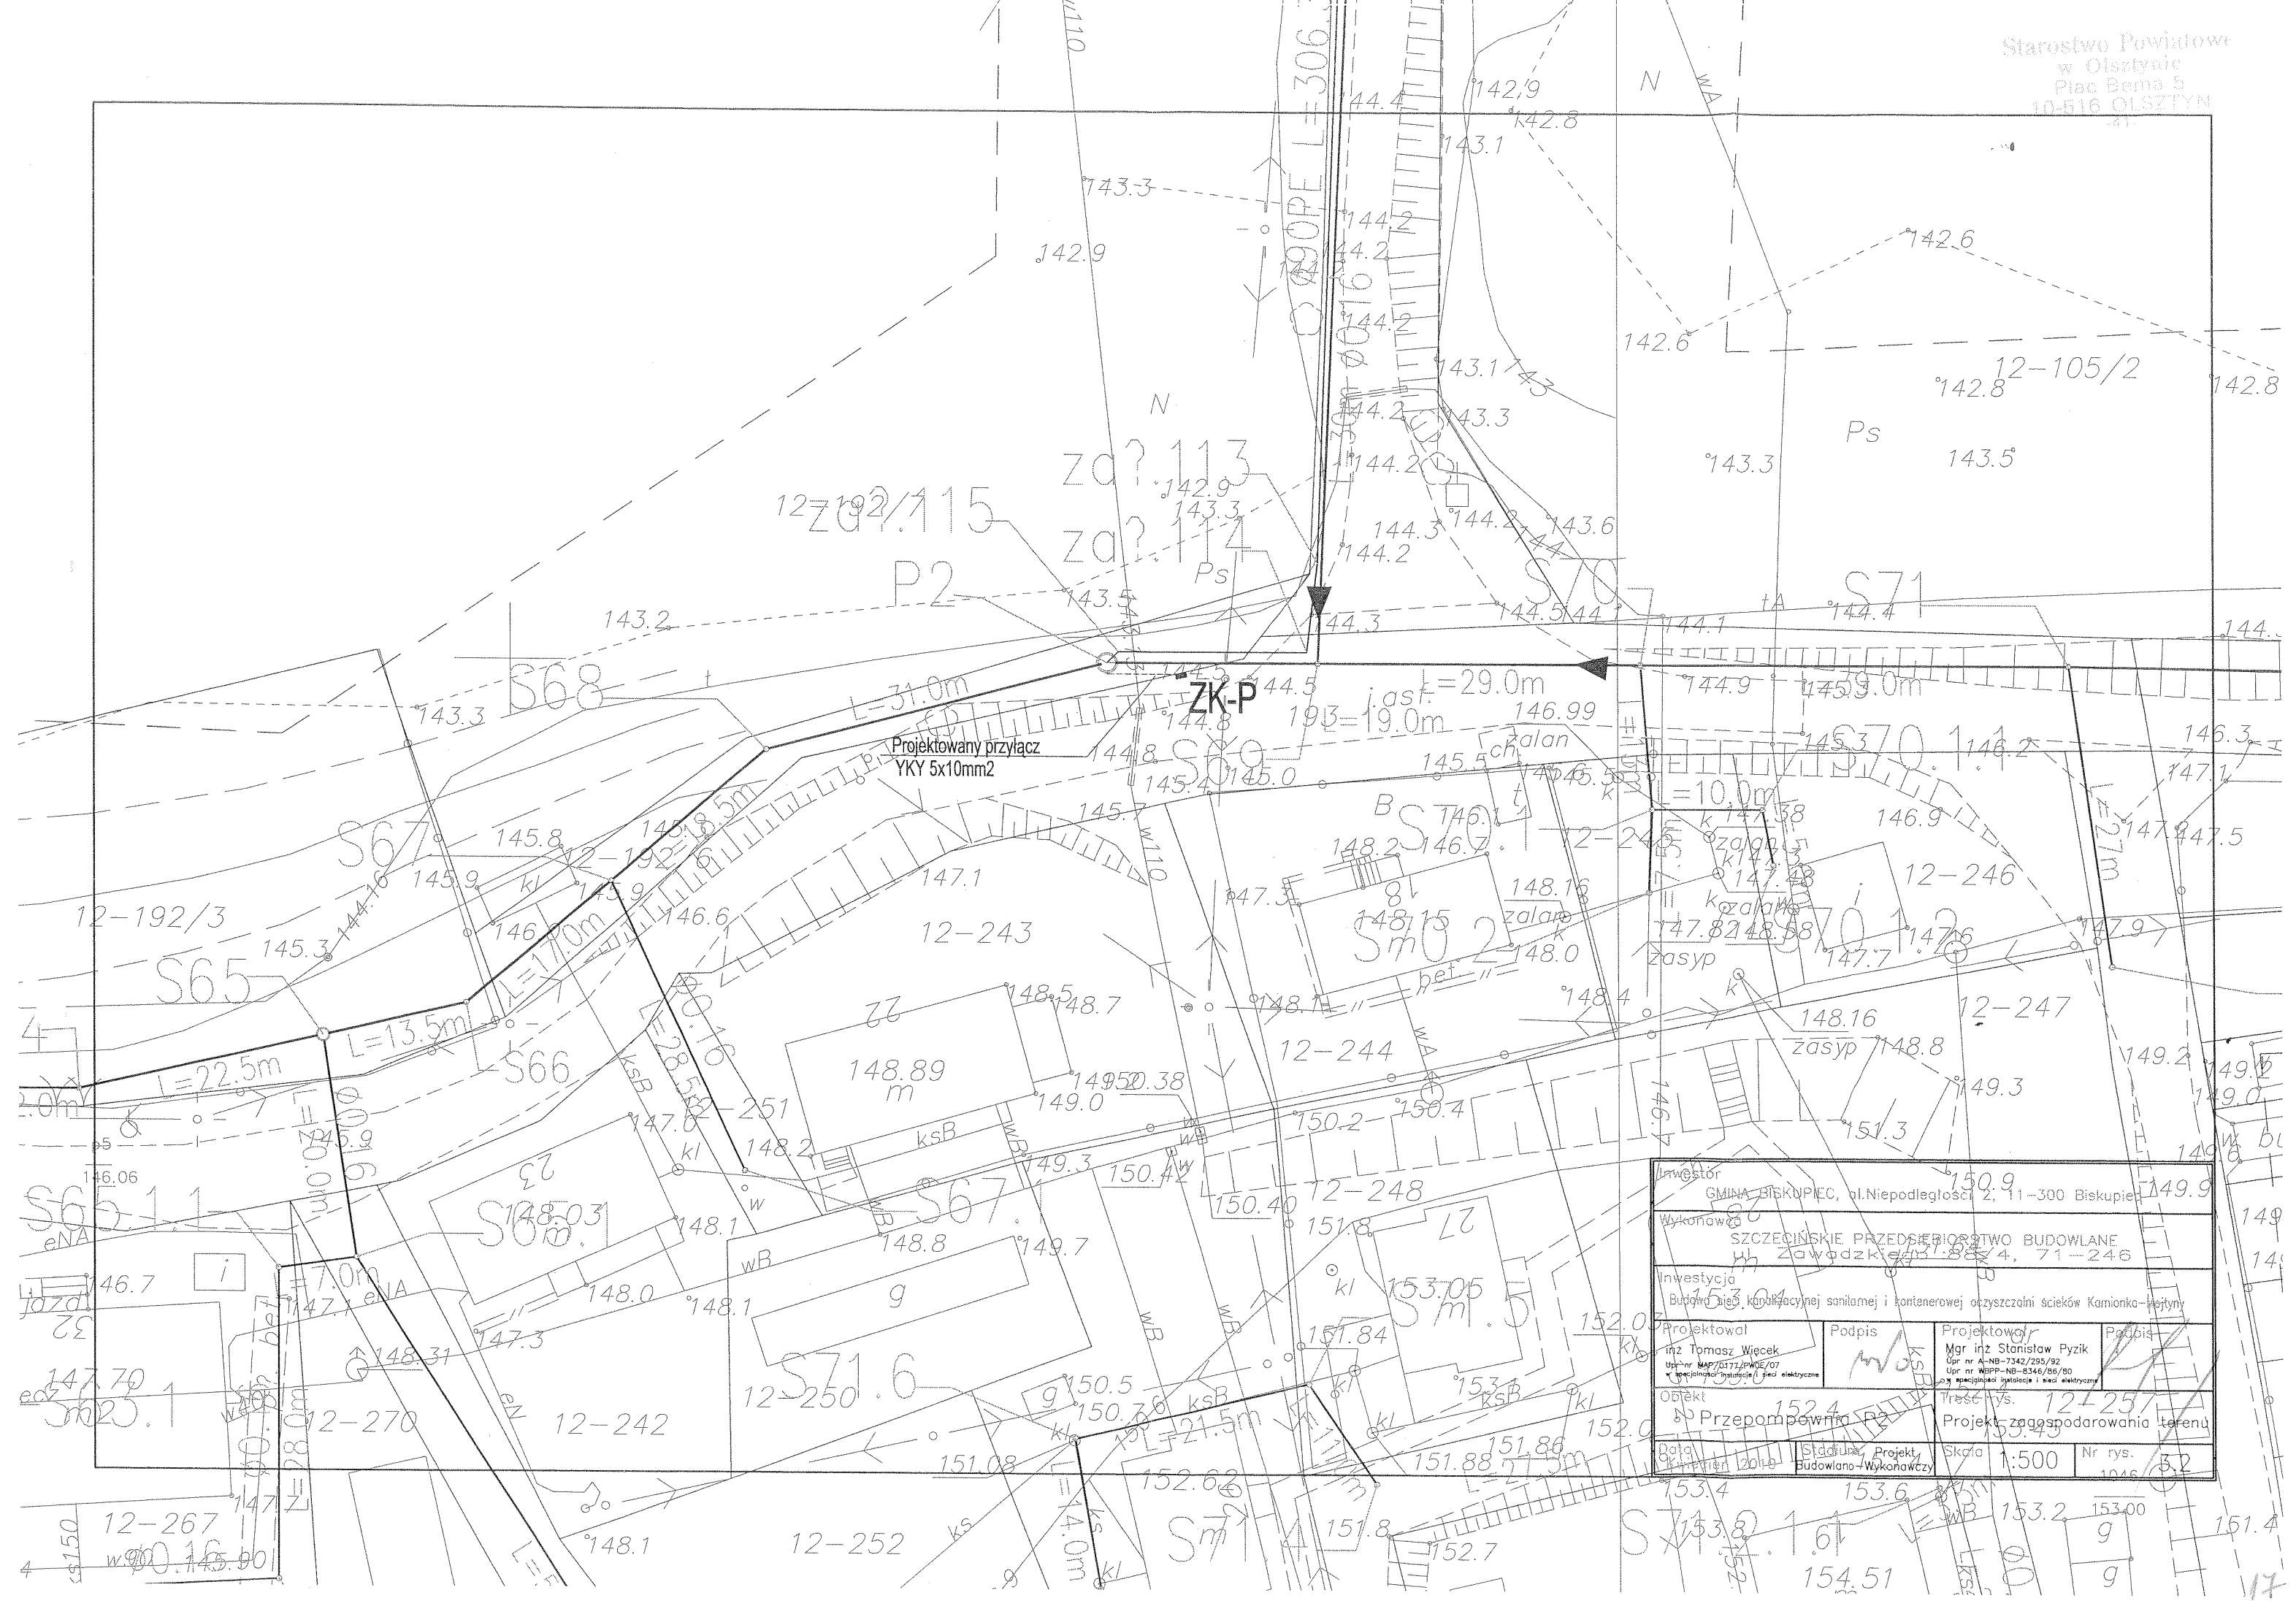

Inwestor GMINA BISKUPEC, al.Niepodległości 2, 11-300 Biskupiec			
Wykonawca SZCZECIŃSKIE PRZEDSIĘBIORSTWO BUDOWLANE ul. Zawadzkiego 38/4, 71-246 Szczecin			
Inwestycja Budowa sieci kanalizacyjnej sanitarnej i kontenerowej oczyszczalni ścieków Kamionka-Jędrzyna			
Projektował Inż. Tomasz Wiecek Up. nr MBP/0177/PWE/07 specjalność: instalacje i sieci elektryczne	Podpis 	Projektował Mgr inż. Stanisław Pyzik Up. nr A-NB-7342/255/92 Up. nr MBP-NB-2346/86/80 specjalność: instalacje i sieci elektryczne	Podpis
Opis Przepompownia		Tytuł rys. Projekt zagospodarowania terenu	
8019 Kwiecień 2010	Skala 1:500	Nr rys. 1046	