


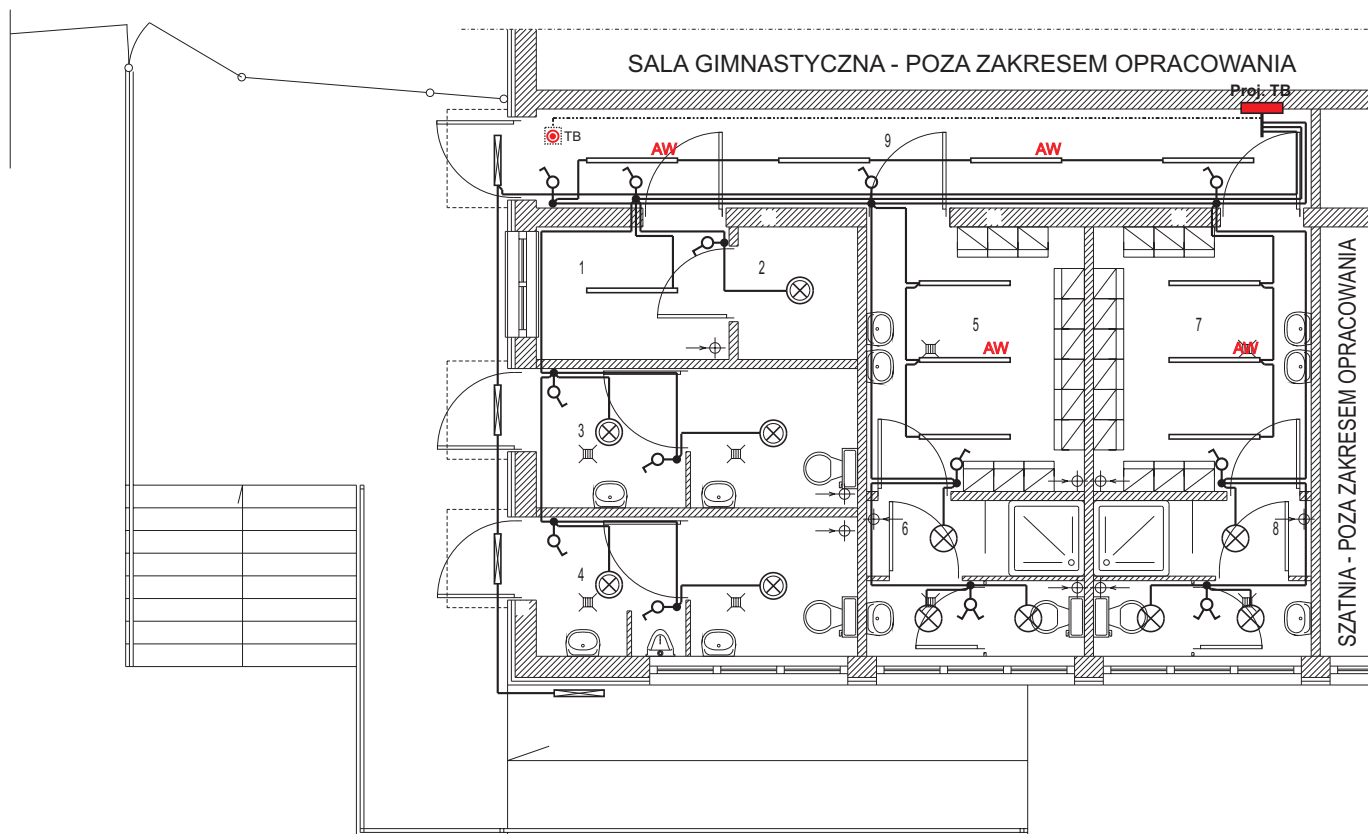

LEGENDA:

- - oprawa X-Line 1x54W PLX IP 44 EVG "AgaLight"
- ⊗ - oprawa Ametyst 2x18W PC IP65 "AgaLight"
- ⊗ - oprawa Ametyst 2x24W PC IP65 "AgaLight"
- - oprawa Neptun 1x18W PC IP65 EVG "AgaLight"
- AW - moduł awaryjny 3h

Projektowanie Instalacji i Sieci Elektroenergetycznych
 Tomasz Chełstowski 14-100 Ostróda ul. Graniczna 21
 tel: 0896463973, 609092636 e-mail: tomche@wp.pl



OBIEKT:

KOMPLEKS SPORTOWY - ORLIK 2012
Biskupiec dz. 241/1, 241/3, 196/2

Branża:
Elektryczna

Temat:

PROJEKT INSTALACJI ELEKTRYCZNEJ

Skala:
1:100

Projektował:

Marek Grendziński upr. bud. nr 135/92/OL

Nr rys. E-3

Opracował :

Tomasz Chełstowski IRSEP 109/99/OL

Data: 04-2010