


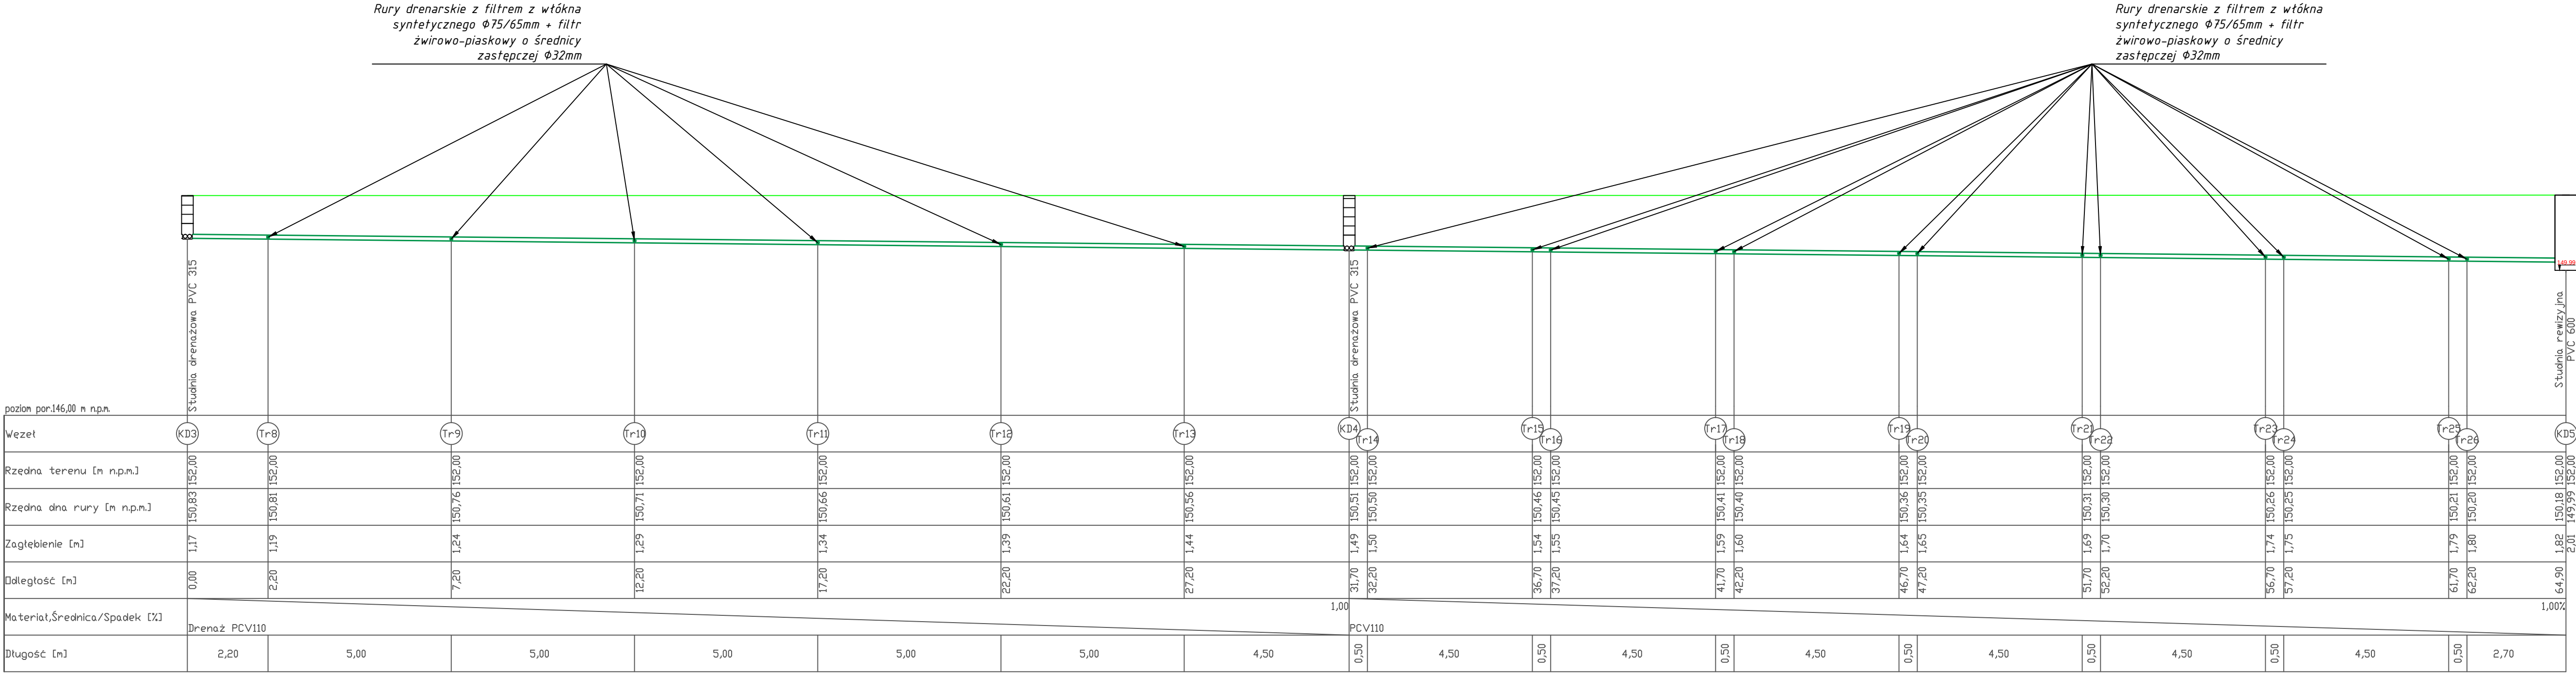

Uwaga! Pokrywa studni KD4 poniżej warstwy konstrukcyjnej boiska.
Dodatkowo studnię KD4 oznaczyć analogicznie jak uzbrojenie sieci podziemnych

Nazwa obiektu: KOMPLEKS SPORTOWY - "ORLIK 2012"			
PROBUD ul. Jagiellończyka 16 14-200 Iława tel.(89) 644 80 93 LICENCJA: IntelliCAD ID klienta :#1390336 INWESTOR: GMINA BISKUPIEC AL. NIEPODLEGŁOŚCI 2 11-300 BISKUPIEC BRANŻA: SANIT.	PROJEKTOWAŁ mgr inŹ Tomasz Starczewski upr. bud. nr 6/95/OL OPRACOWAŁ inŹ Joanna BaŹyła		SPRAWDZIŁ mgr inŹ mgr inŹ Robert BaŹytek upr. bud. WAM/0021/PWOS/08
	ADRES INWESTYCJI: Miasto: Biskupiec ObrŹb: m. Biskupiec Nr4 Nr dz. 241/3, 241/1, 196/2 DATA: 04.2010r.		TYTUŁ RYS: DRENAŹ - PROFIL
	SKALA: 1:100		NR RYS: 2