


SALA GIMNASTYCZNA - POZA ZAKRESEM OPRACOWANIA

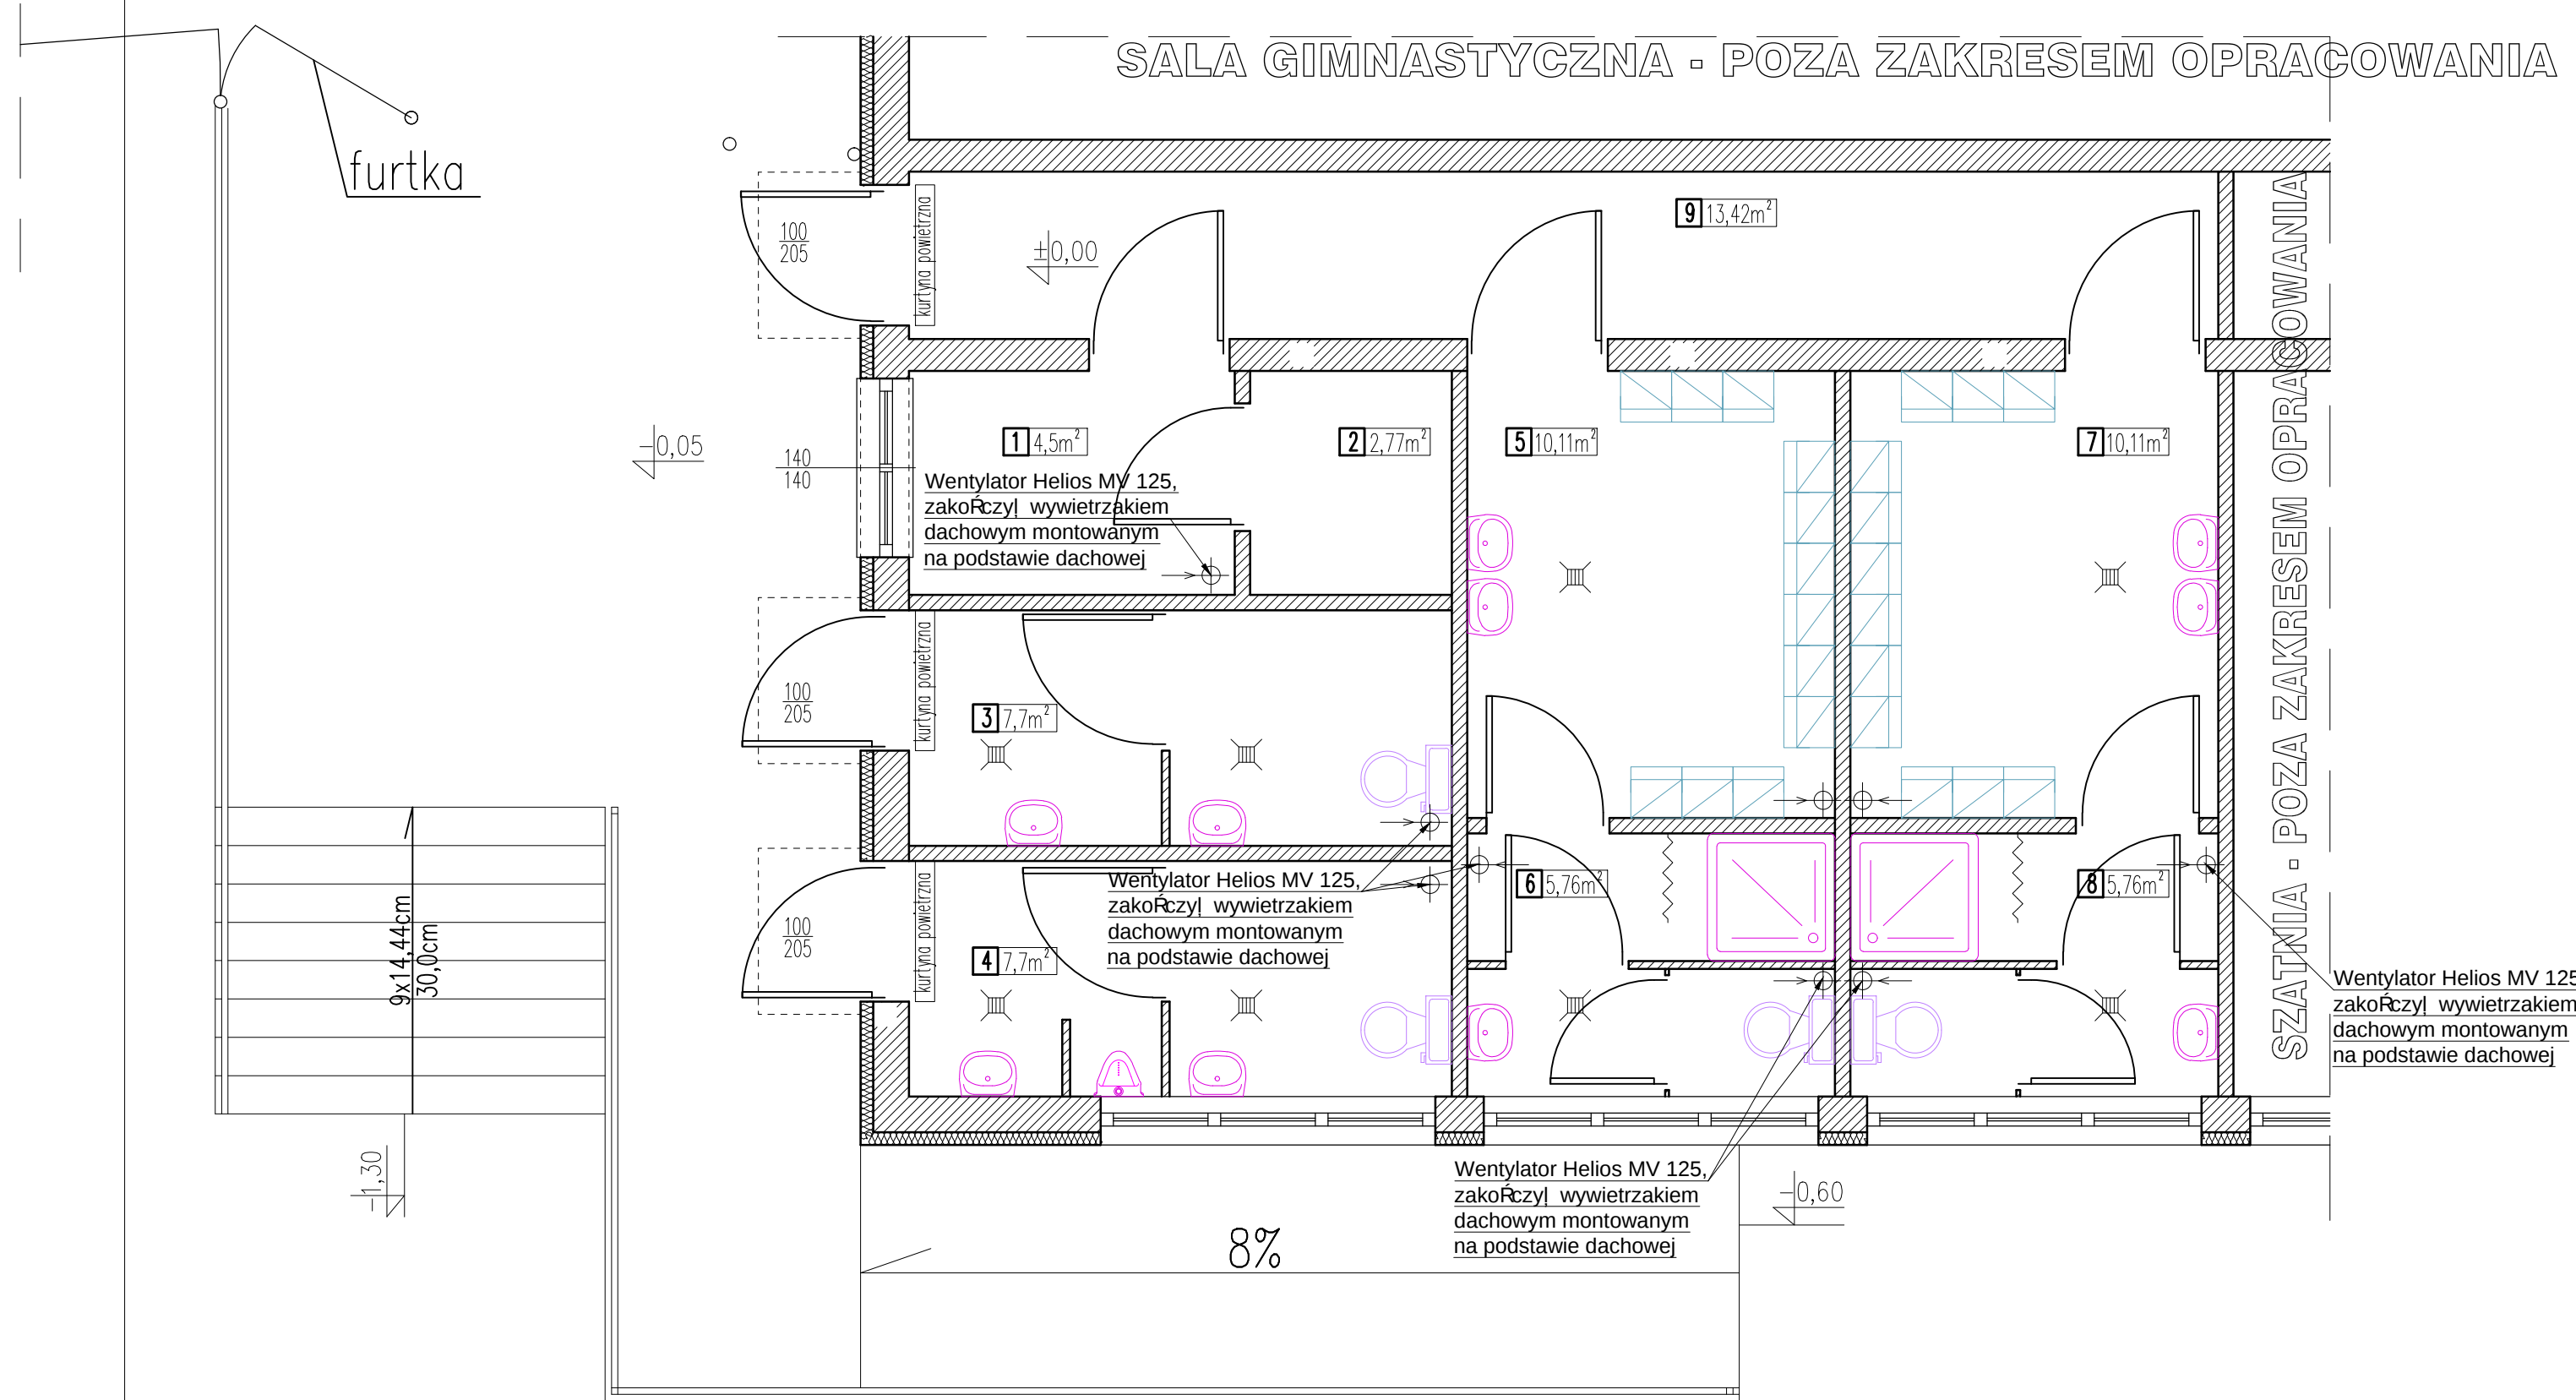

1.	POMIESZCZENIE TRENERA	4,50m ²	gress
2.	MAGAZYN	2,77m ²	gress
3.	ŁAZIENKA D. NIEPEŁ.	7,70m ²	gress
4.	ŁAZIENKA M. NIEPEŁ.	7,70m ²	gress
5.	SZATNIA	10,11m ²	gress
6.	ŁAZIENKA	5,76m ²	gress
7.	SZATNIA	10,11m ²	gress
8.	ŁAZIENKA	5,76m ²	gress
9.	KOMUNIKACJA	13,42m ²	gress

Nazwa obiektu: KOMPLEKS SPORTOWY - "ORLIK 2012"			
PROBUD ul. Jagiellońska 16 14-200 Iława tel. (89) 644 80 93 LICENCJA: IntelCAD ID klienta: #1390336	PROJEKTOWAŁ mgr inż. Tomasz Starczewski upr. bud. nr 6/95/OL		SPRAWDZIŁ mgr inż. mgr inż. Robert Bąk upr. bud. WAM/0021/PWOS/08
	OPRACOWAŁ inż. Joanna Bażyła		
INWESTOR: GMINA BISKUPIEC AL. NIEPODLEGŁOŚCI 2 11-300 BISKUPIEC	ADRES INWESTYCJI: Miasto: Biskupiec Obręb: m. Biskupiec Nr4 Nr dz. 241/3, 241/1, 196/2	TYTUŁ RYS: Instalacja wentylacji mechanicznej - RZUT	
BRANŻA: SANIT.	DATA: 04.2010r.	SKALA: 1:50	NR RYS: 9