


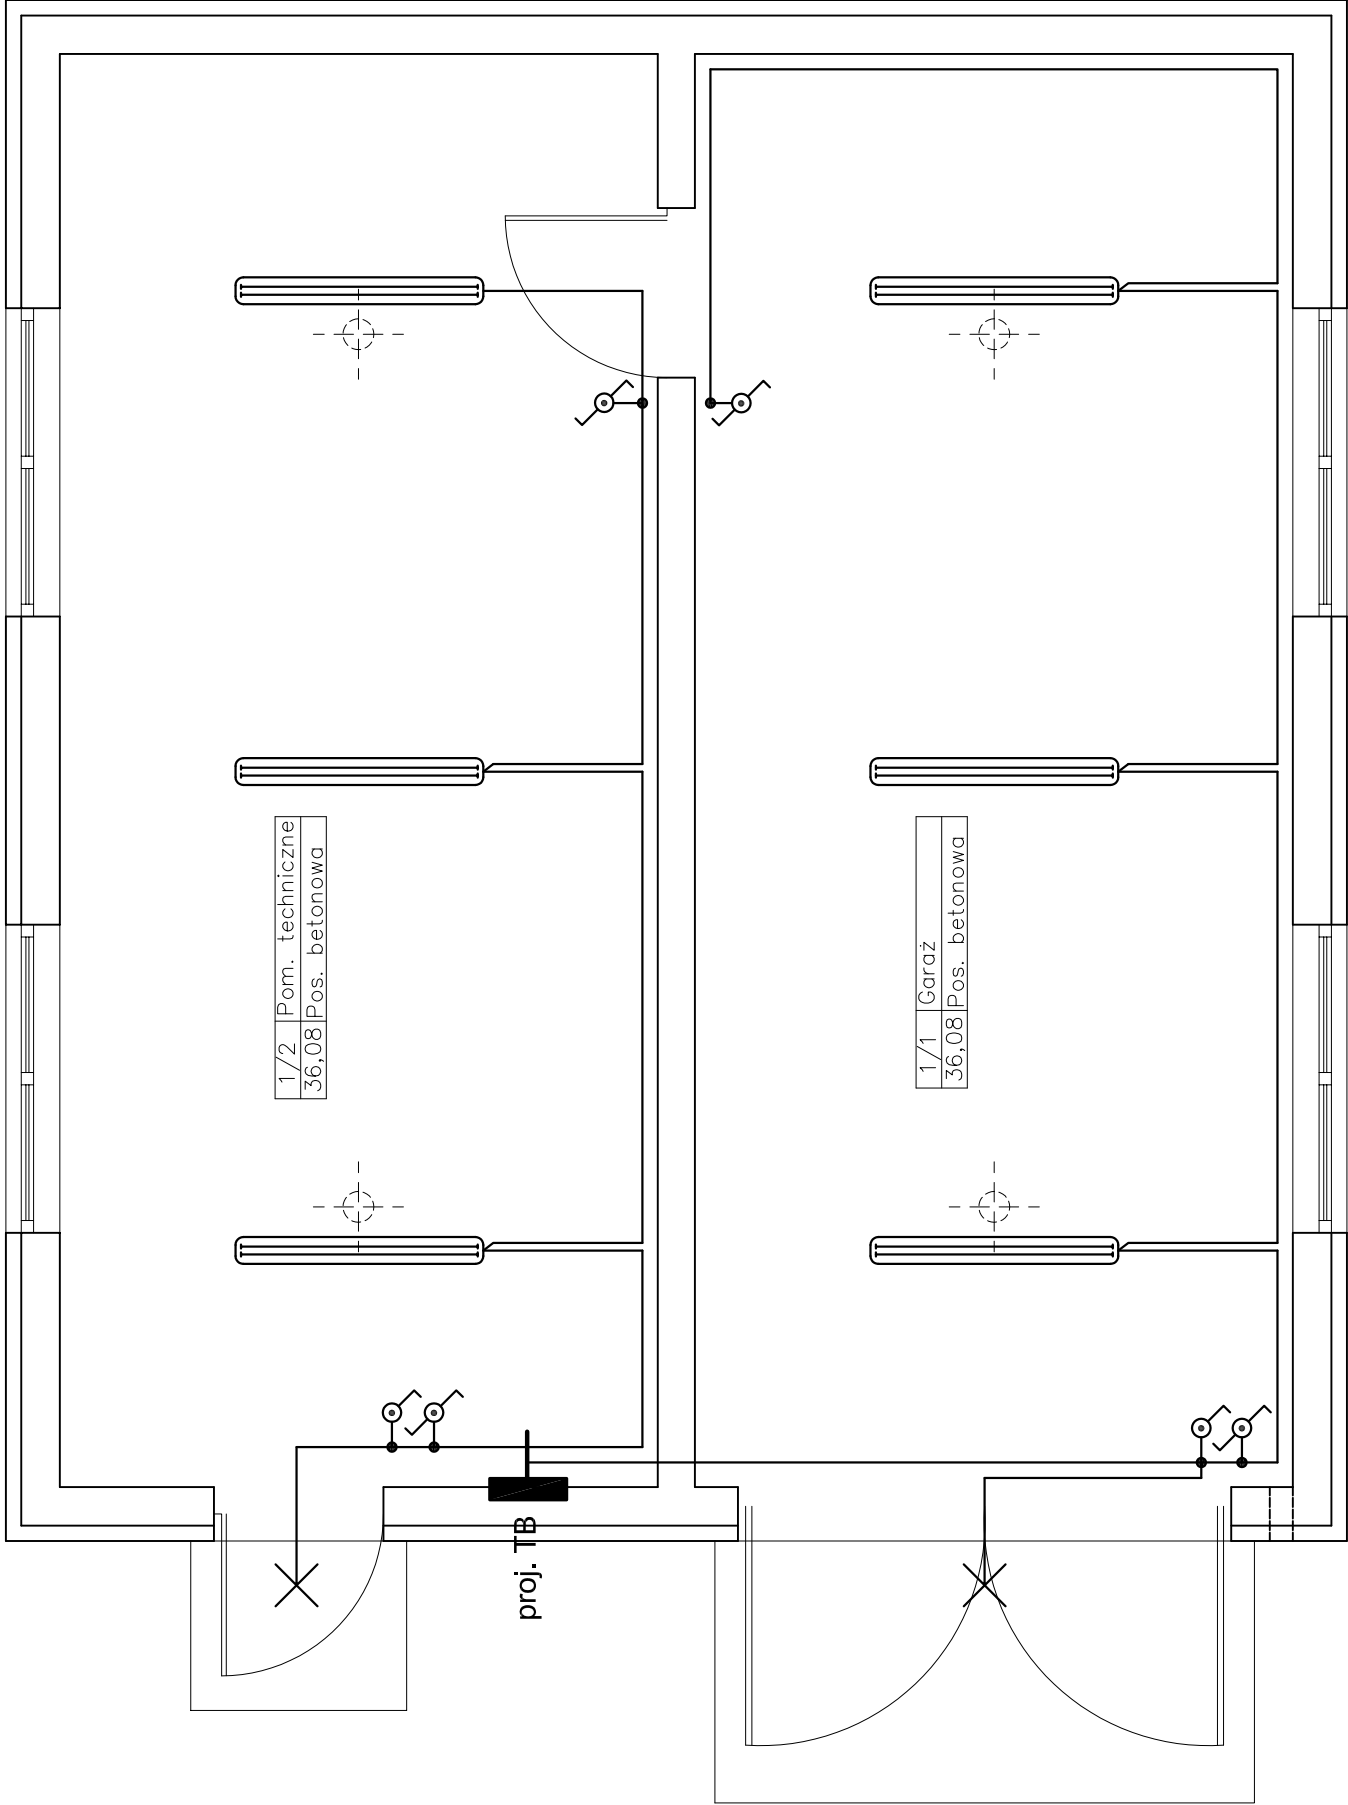

Projektowanie Instalacji i Sieci Elektroenergetycznych
Tomasz Chelstowski 14-100 Ostróda ul. Graniczna 21
tel. 0-89 646-39-73, 609-092-636 e-mail: tomche@wp.pl

OBIEKT:	BUDYNEK GARAŻOWY Czerwinka, gm. Biskupiec dz. nr: 373, 376	Branża: ELEKTRYCZNA
		Skala: 1:50
TEMAT:	Projekt instalacji elektrycznej	Nr rys.: E-2
		Data: 03.2010r.
PROJEKTOWAŁ:	Marek Grendziński upr. bud. 135/92/OL Tomasz Chelstowski IRSEP 109/99/OL	
OPRACOWAŁ:		